


โครงการ ปรับปรุงระบบปรับอากาศ  
และระบายอากาศ ห้องทันตกรรม  
โรงพยาบาล ส้มเด็จพระปิ่นเกล้าทหารเรือ

**Design**

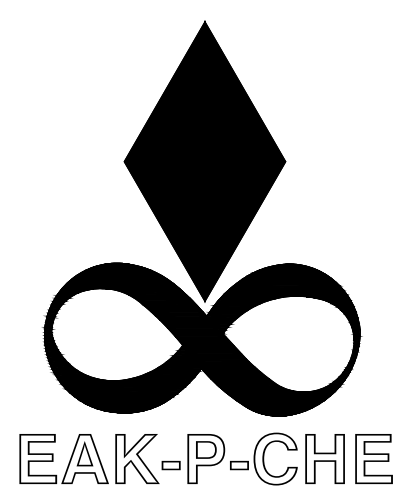

บริษัท เอกพีซี คอนซัลแตนท์ จำกัด  
162/724 ถนนเพชรเกษม แขวงบางแคเหนือ  
เขตบางแค กรุงเทพมหานคร 10160  
โทรศัพท์ 662-804-5756, โทรสาร 662-804-5755  
E-mail : eak.p.che@gmail.com


**MAY 26, 2021**

**REV.7  
OPTION 2**

LIST OF DRAWING

| DWG No. | DESCRIPTION                             | SCALE      |
|---------|-----------------------------------------|------------|
| AT-01   | LIST OF DRAWING                         | NTS.       |
| AT-02   | รายการประกอบแบบ 1                       | NTS.       |
| AT-03   | รายการประกอบแบบ 2                       | NTS.       |
| AT-04   | รายการประกอบแบบ 3                       | NTS.       |
| AT-05   | รายการประกอบแบบ 4                       | NTS.       |
| AT-06   | แปลนชั้น 2 ขอบเขตงานปรับปรุง            | NTS.       |
| AT-07   | แปลนชั้น 2 หลังปรับปรุง                 | 1:125 (A2) |
| AT-08   | แบบติดตั้งโครงสร้างประตูบานลัด          | NTS.       |
| AT-09   | แบบขยายประตูและช่องแสง SD1,SD2,D1,D2,W1 | NTS.       |
| AT-10   | แบบเฟอร์นิเจอร์ CB-1                    | 1:20 (A2)  |
| AT-11   | แบบเฟอร์นิเจอร์ CB-2                    | 1:15 (A2)  |
| AT-12   | แบบเฟอร์นิเจอร์ CB-3                    | 1:20 (A2)  |
| AT-13   | แบบขยาย SERVICE WALKWAY                 | NTS.       |

| SYMBOL | DESCRIPTION                                                                                                                |
|--------|----------------------------------------------------------------------------------------------------------------------------|
| C1     | ผ้ายับซั้มบอร์ดกันชื้น หนา 9 มม. ฉาบเรียบพร้อมทาสีอคริลิกกันเชื้อรา โครงเคร่าเหล็กอาบสังกะสี (ผลิตภัณฑ์ SCG หรือเทียบเท่า) |
| F1     | พื้นเดิม                                                                                                                   |
| SD0    | ประตูเดิม                                                                                                                  |
| SD1    | บานเลื่อน ช่องประตู 1.20m x 2.00m. @ 1 set.                                                                                |
| SD2    | บานเลื่อน ช่องประตู 1.20m x 2.00m. @ 2 set.                                                                                |
| D1     | บานเปิดคู่ ช่องประตู 0.90m x 0.90m x 2.00m. @ 1 set.                                                                       |
| D2     | บานเปิดเดี่ยว ช่องประตู 0.70m x 2.00m. @ 2 set.                                                                            |
| 1      | ผนังโครงสร้าง C 75 ติดตั้ง ฉมาร์ทบอร์ด หนา 10 มม. ฉาบเรียบพร้อมทาสีอคริลิกกันเชื้อรา                                       |
| 2      | ผนังเดิมพร้อมทาสีอคริลิกกันเชื้อราใหม่                                                                                     |
| W1     | ช่องแสง GLASS THK.6 mm. กรอบบานอลูมิเนียม                                                                                  |

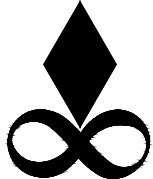

**EAK-P-CHE**

บริษัท เอกพีซี คอนซัลแตนท์ จำกัด  
162/724 ถนนเพชรเกษม แขวงบางแคเหนือ  
เขตบางแค กรุงเทพมหานคร 10160  
โทรศัพท์ 662-804-5756, โทรสาร 662-804-5755  
E-mail : eak.p.che@gmail.com

ALL DRAWINGS ARE THE PROPERTY OF EAK-P-CHE CONSULTANT CO., LTD. AND NOT TO BE USED OR REPRODUCED WITHOUT SPECIFIC PERMISSION. DO NOT SCALE DRAWINGS. ALL MEASUREMENT MUST BE CHECKED AT THE SITE BY THE CONTRACTOR.

 
ELECTRICAL ENGINEERS :

ธารธรรม โพธิ์แทน ภ-สถ.7935



ELECTRICAL ENGINEERS :

ธนวัฒน์ ต้นปี่ชาติ สฟภ.2287



MECHANICAL ENGINEERS :

มานิตย์ เมืองคำ วก. 808



PROJECT NAME :

ปรับปรุงระบบปรับอากาศ

และระบายอากาศ

ห้องทันตกรรม

LOCATION :

โรงพยาบาล สมเด็จพระปิ่นเกล้าทหารเรือ

| REVISION |             |
|----------|-------------|
| DATE     | DESCRIPTION |
|          |             |
|          |             |
|          |             |
|          |             |
|          |             |
|          |             |
|          |             |
| REV : 6  |             |

JOB. NO. BD-63-211

DRAWING TITLE :  
  
LIST OF DRAWING

|                |                   |
|----------------|-------------------|
| DRAWN BY :     | REF.DWG.<br>13    |
| CHECKED BY :   | DWG. NO.<br>AT-01 |
| SCALE : NTS.   |                   |
| DATE : 64/5/26 |                   |









หมวดที่ 4

แผนกรองอากาศประสิทธิภาพสูง

แผนกรองอากาศประสิทธิภาพสูงต้องติดตั้งไว้สำหรับระบบปรับอากาศ โดยการติดตั้งต้องให้สามารถถอดและเปลี่ยนแผนกรองอากาศได้สะดวก แผนกรองอากาศประสิทธิภาพสูงแต่ละชนิดให้เป็นไปตามรายละเอียดต่อไปนี้

1. PRE FILTER

ให้ติดตั้ง PREFILTER ที่ AIR INLET ของเครื่องส่งลมเย็น และ พัดลมระบายอากาศ MEDIA ของแผนกรองอากาศ ต้องเป็น PRE-FILTER ต้องมีประสิทธิภาพไม่ต่ำกว่า 30% ทดสอบตาม ASHRAE 52 - 76 และARRESTANCE VALUE ต้องไม่ต่ำกว่า 87 % MERV 8 ความเร็วลมผ่านแผนกรอง (MAXIMUM FACE VELOCITY) ต้องไม่สูงกว่า 500 FPM. PREFILTER แต่ละชุดต้องมี INITIAL RESISTANCE ไม่สูงกว่า 0.46 INCHES W.G. โดยความหนาของแผนกรองอากาศไม่ต่ำกว่า 2 นิ้ว การติดตั้งเป็นดังรายละเอียดตามแบบ

2. MEDIUM FILTER (MERV 14)

ให้ติดตั้ง MEDIUM FILTER ที่ AIR INLET ของเครื่องส่งลมเย็น MEDIA ของแผนกรองอากาศ ต้องเป็น 2 ชั้น คือ ชั้นกรองหยาบ และชั้นกรองละเอียด, MEDIUM FILTER ต้องมีประสิทธิภาพไม่ต่ำกว่า 90-95% ทดสอบตาม ASHRAE 52.1 - 1992 (D.O.P. TEST) ความเร็วลมผ่านแผนกรอง (MAXIMUM FACE VELOCITY) ต้องไม่สูงกว่า 500 FPM.MEDIUM FILTER แต่ละชุดต้องมี INITIAL RESISTANCE ไม่สูงกว่า 0.8 INCHES W.G. โดยความหนาของแผนกรองอากาศไม่ต่ำกว่า 4นิ้ว การติดตั้งเป็นดังรายละเอียดตามแบบ


3. HEPA FILTER (MERV 17-18)

ให้ติดตั้ง HEPA FILTER ที่ หัวจ่ายลมเย็นในห้องทันตกรรม HEPA Module ชนิดเปลี่ยน MEDIA ได้ MEDIA ของแผนกรองอากาศ ต้องเป็น SUB-MICRON GLASS FIBRE FORMED INTO A HIGH DENSITY PLEATED PAPER WITH WATER PROOF AND FIRE RETARDANT, HEPA FILTER ต้องมีประสิทธิภาพไม่ต่ำกว่า 99.997% ทดสอบตาม ASHRAE 52.1 - 1992 (D.O.P. TEST) ความเร็วลมผ่านแผนกรองไม่เกิน 90 FPM (MAXIMUM FACE VELOCITY) ต้องเป็นไปตามผู้ผลิตแนะนำ เพื่อให้ได้ประสิทธิภาพตามที่กำหนด HEPA FILTER แต่ละชุดต้องมี INITIAL RESISTANCE ไม่สูงกว่า 0.8 INCHES W.G. โดยความหนาของแผนกรองอากาศ ให้เป็นไปตามคำแนะนำของผู้ผลิต

หมวดที่ 5

ตัวอย่างบัญชีรายชื่อบริษัท

|     | MATERIAL & EQUIPMENT LIST                      | PRODUCT                                                          |
|-----|------------------------------------------------|------------------------------------------------------------------|
| 1.  | AIR HANDLING UNITS สำหรับห้องทันตกรรม          | WINDCHILL, ROBATHERM, CIAT หรือ เทียบเท่า                        |
| 2.  | FANS                                           | GREENHECK, KRUGER, PANASONIC หรือเทียบเท่า                       |
| 3.  | ท่อทองแดง TYPE L                               | NIBCO, MUELLER, KEMBLA, CAMBRIDGE หรือ เทียบเท่า                 |
| 4.  | ฉนวนยางดำหุ้มท่อทองแดง (CLOSED CELL INSULATOR) | AEROFLEX, ARMAFLEX, RUBATEX หรือเทียบเท่า                        |
| 5.  | แผ่นเหล็กสังกะสี                               | SINGHA, THAI-GALVANIZED STEEL หรือเทียบเท่า                      |
| 6.  | ฉนวนหุ้มท่อลมแบบยางดำ (CLOSED CELL INSULATOR)  | AEROFLEX, ARMAFLEX, RUBATEX หรือเทียบเท่า                        |
| 7.  | AIR FILTER                                     | AAF, CAMFIL, JAF, FILTERMANS หรือ เทียบเท่า                      |
| 8.  | VARIABLE SPEED DRIVE (VSD)                     | SIEMENS, FUJI, ABB, EMERSON, DANFOSS หรือเทียบเท่า               |
| 9.  | DDC CONTROLLER                                 | TRIDIUM, JOHNSON CONTROL, EASY I/O, TAC, HONEYWELL หรือเทียบเท่า |
| 10. | SENSORS                                        | VERIS, DWYER, DIXELL, JOHNSON CONTROL, HONEYWELL หรือเทียบเท่า   |
| 11. | FLEXIBLE CONNECTOR                             | MASON-FLEX, METAFLEX, TOZEN หรือเทียบเท่า                        |
| 12. | FLEXIBLE RUBBER INSULATION                     | AEROFLEX, ARMAFLEX, RUBATEX หรือเทียบเท่า                        |
| 13. | AIR OUTLET                                     | AS&D, FLO-THRU, KOMFORT หรือ เทียบเท่า                           |
| 14. | THERMOSTAT                                     | DANFOSS, HONEYWELL, JOHNSON CONTROL หรือเทียบเท่า                |
| 15. | DAMPER ACTUATOR                                | JOHNSON CONTROL, BALIMO, TROX หรือเทียบเท่า                      |
| 16. | ตู้ควบคุมระบบปรับอากาศ (ACP)                   | ASEFA, UMS, TIC, PMK หรือเทียบเท่า                               |

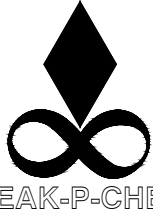

บริษัท เอกพีซี คอนซัลแตนท์ จำกัด  
162/724 ถนนเพชรเกษม แขวงบางแคเหนือ  
เขตบางแค กรุงเทพมหานคร 10160  
โทรศัพท์ 662-804-5756, โทรสาร 662-804-5755  
E-mail : eak.p.che@gmail.com

ALL DRAWINGS ARE THE PROPERTY OF EAK-P-CHE CONSULTANT CO., LTD. AND NOT TO BE USED OR REPRODUCED WITHOUT SPECIFIC PERMISSION. DO NOT SCALE DRAWINGS. ALL MEASUREMENTS MUST BE CHECKED AT THE SITE BY THE CONTRACTOR.

ELECTRICAL ENGINEERS :

ธารธรรม โพธิ์แทน ภ.สถ.7935

ELECTRICAL ENGINEERS :

ธนวัฒน์ ต้นปิชาติ สฟภ.2287

MECHANICAL ENGINEERS :

มานิตย์ เมืองคำ วท. 808

PROJECT NAME :

ปรับปรุงระบบปรับอากาศ

และระบายอากาศ

ห้องทันตกรรม

LOCATION :

โรงพยาบาล สมเด็จพระปิ่นเกล้าทหารเรือ

REVISION

| DATE    | DESCRIPTION |
|---------|-------------|
|         |             |
|         |             |
| REV : 6 |             |

JOB. NO. BD-63-211

DRAWING TITLE :

รายการประกอบแบบ 4

|                |                |
|----------------|----------------|
| DRAWN BY :     | REF.DWG. 13    |
| CHECKED BY :   | DWG. NO. AT-05 |
| SCALE : NTS.   |                |
| DATE : 64/5/26 |                |





ELECTRICAL ENGINEERS :

ถาวรธรรม โพธิ์แทน ภ-สถ.7935

15. 15.000

ELECTRICAL ENGINEERS :

ธนวัดมนั ดัณปิชาติ สฟก.2287

தமிழ் மொழி

MECHANICAL ENGINEERS :

มานิตย์ เมืองคำ วก. 808

PROJECT NAME :

ปรับปรุงระบบปรับอากาศ  
และระบายอากาศ  
ห้องทันตกรรม

LOCATION :

โรงพยาบาล สมเด็จพระปิ่นเกล้าทหารเรือ

REVISION

[illegible]

|          |           |
|----------|-----------|
| JOB. NO. | BD-63-211 |
|----------|-----------|

DRAWING TITLE :

แผนชั้น 2 ขอบเขตงานปรับปรุง

DRAWN BY :

|          |
|----------|
| REF.DWG. |
|----------|


CHECKED BY :

|          |
|----------|
| 13       |
| DWG. NO. |

SCALE : 1:125 (A2)

AT-06

DATE : 64/5/26

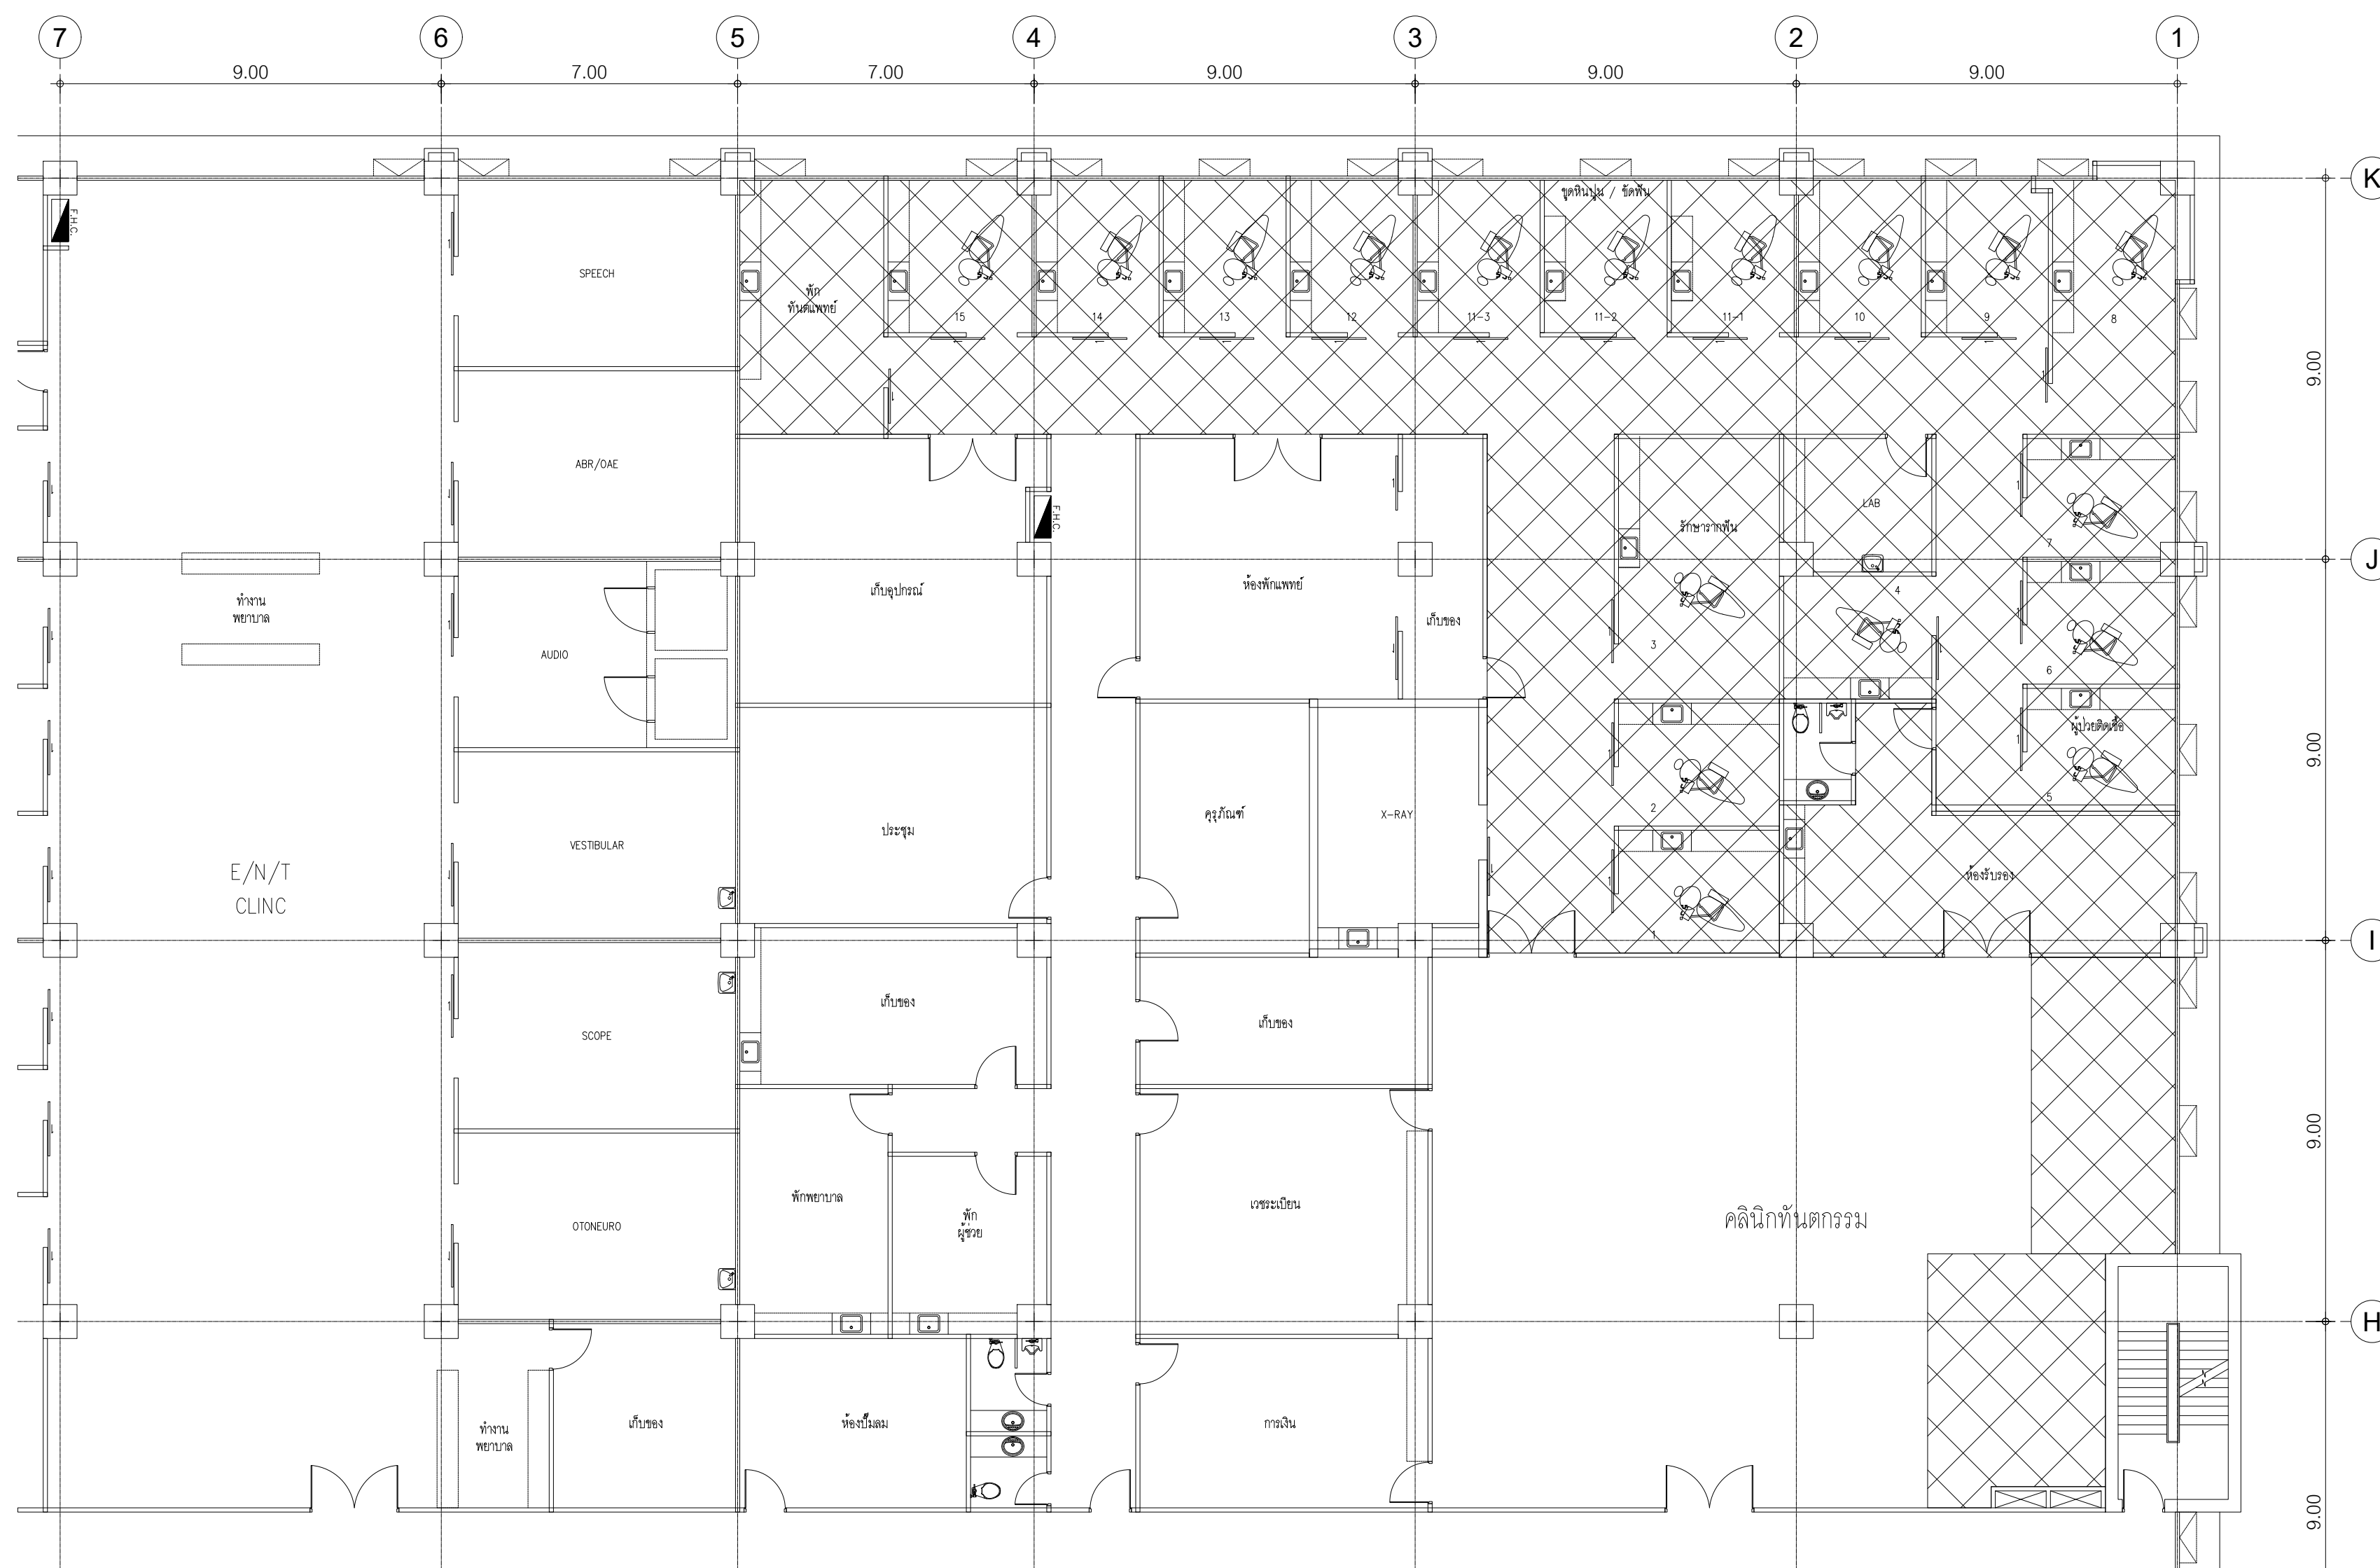

## แผนงาน 2 ขอบเขตงานปรับปรุง

SCALE

1:125 (A2)



พื้นที่ปรับปรุง



ELECTRICAL ENGINEERS :

15.11.2020

ELECTRICAL ENGINEERS :

சாண்டிக் எழுந்த

MECHANICAL ENGINEERS :

*[Signature]*

|                |
|----------------|
| PROJECT NAME : |
|----------------|

ปรับปรุงระบบปรับอากาศ  
และระบายอากาศ  
ห้องทันตกรรม

LOCATION :

โรงพยาบาล สมเด็จพระปิ่นเกล้าทหารเรือ

[illegible]

|          |           |
|----------|-----------|
| JOB. NO. | BD-63-211 |
|----------|-----------|

DRAWING TITLE :

แผนชั้น 2 หลังปรับปรุง

DRAWN BY :

|          |
|----------|
| REF.DWG. |
|----------|


CHECKED BY :

|  |    |
|--|----|
|  | 13 |
|--|----|

SCALE : 1:105 (A2)

DATE : 24/5/2022

AI-07

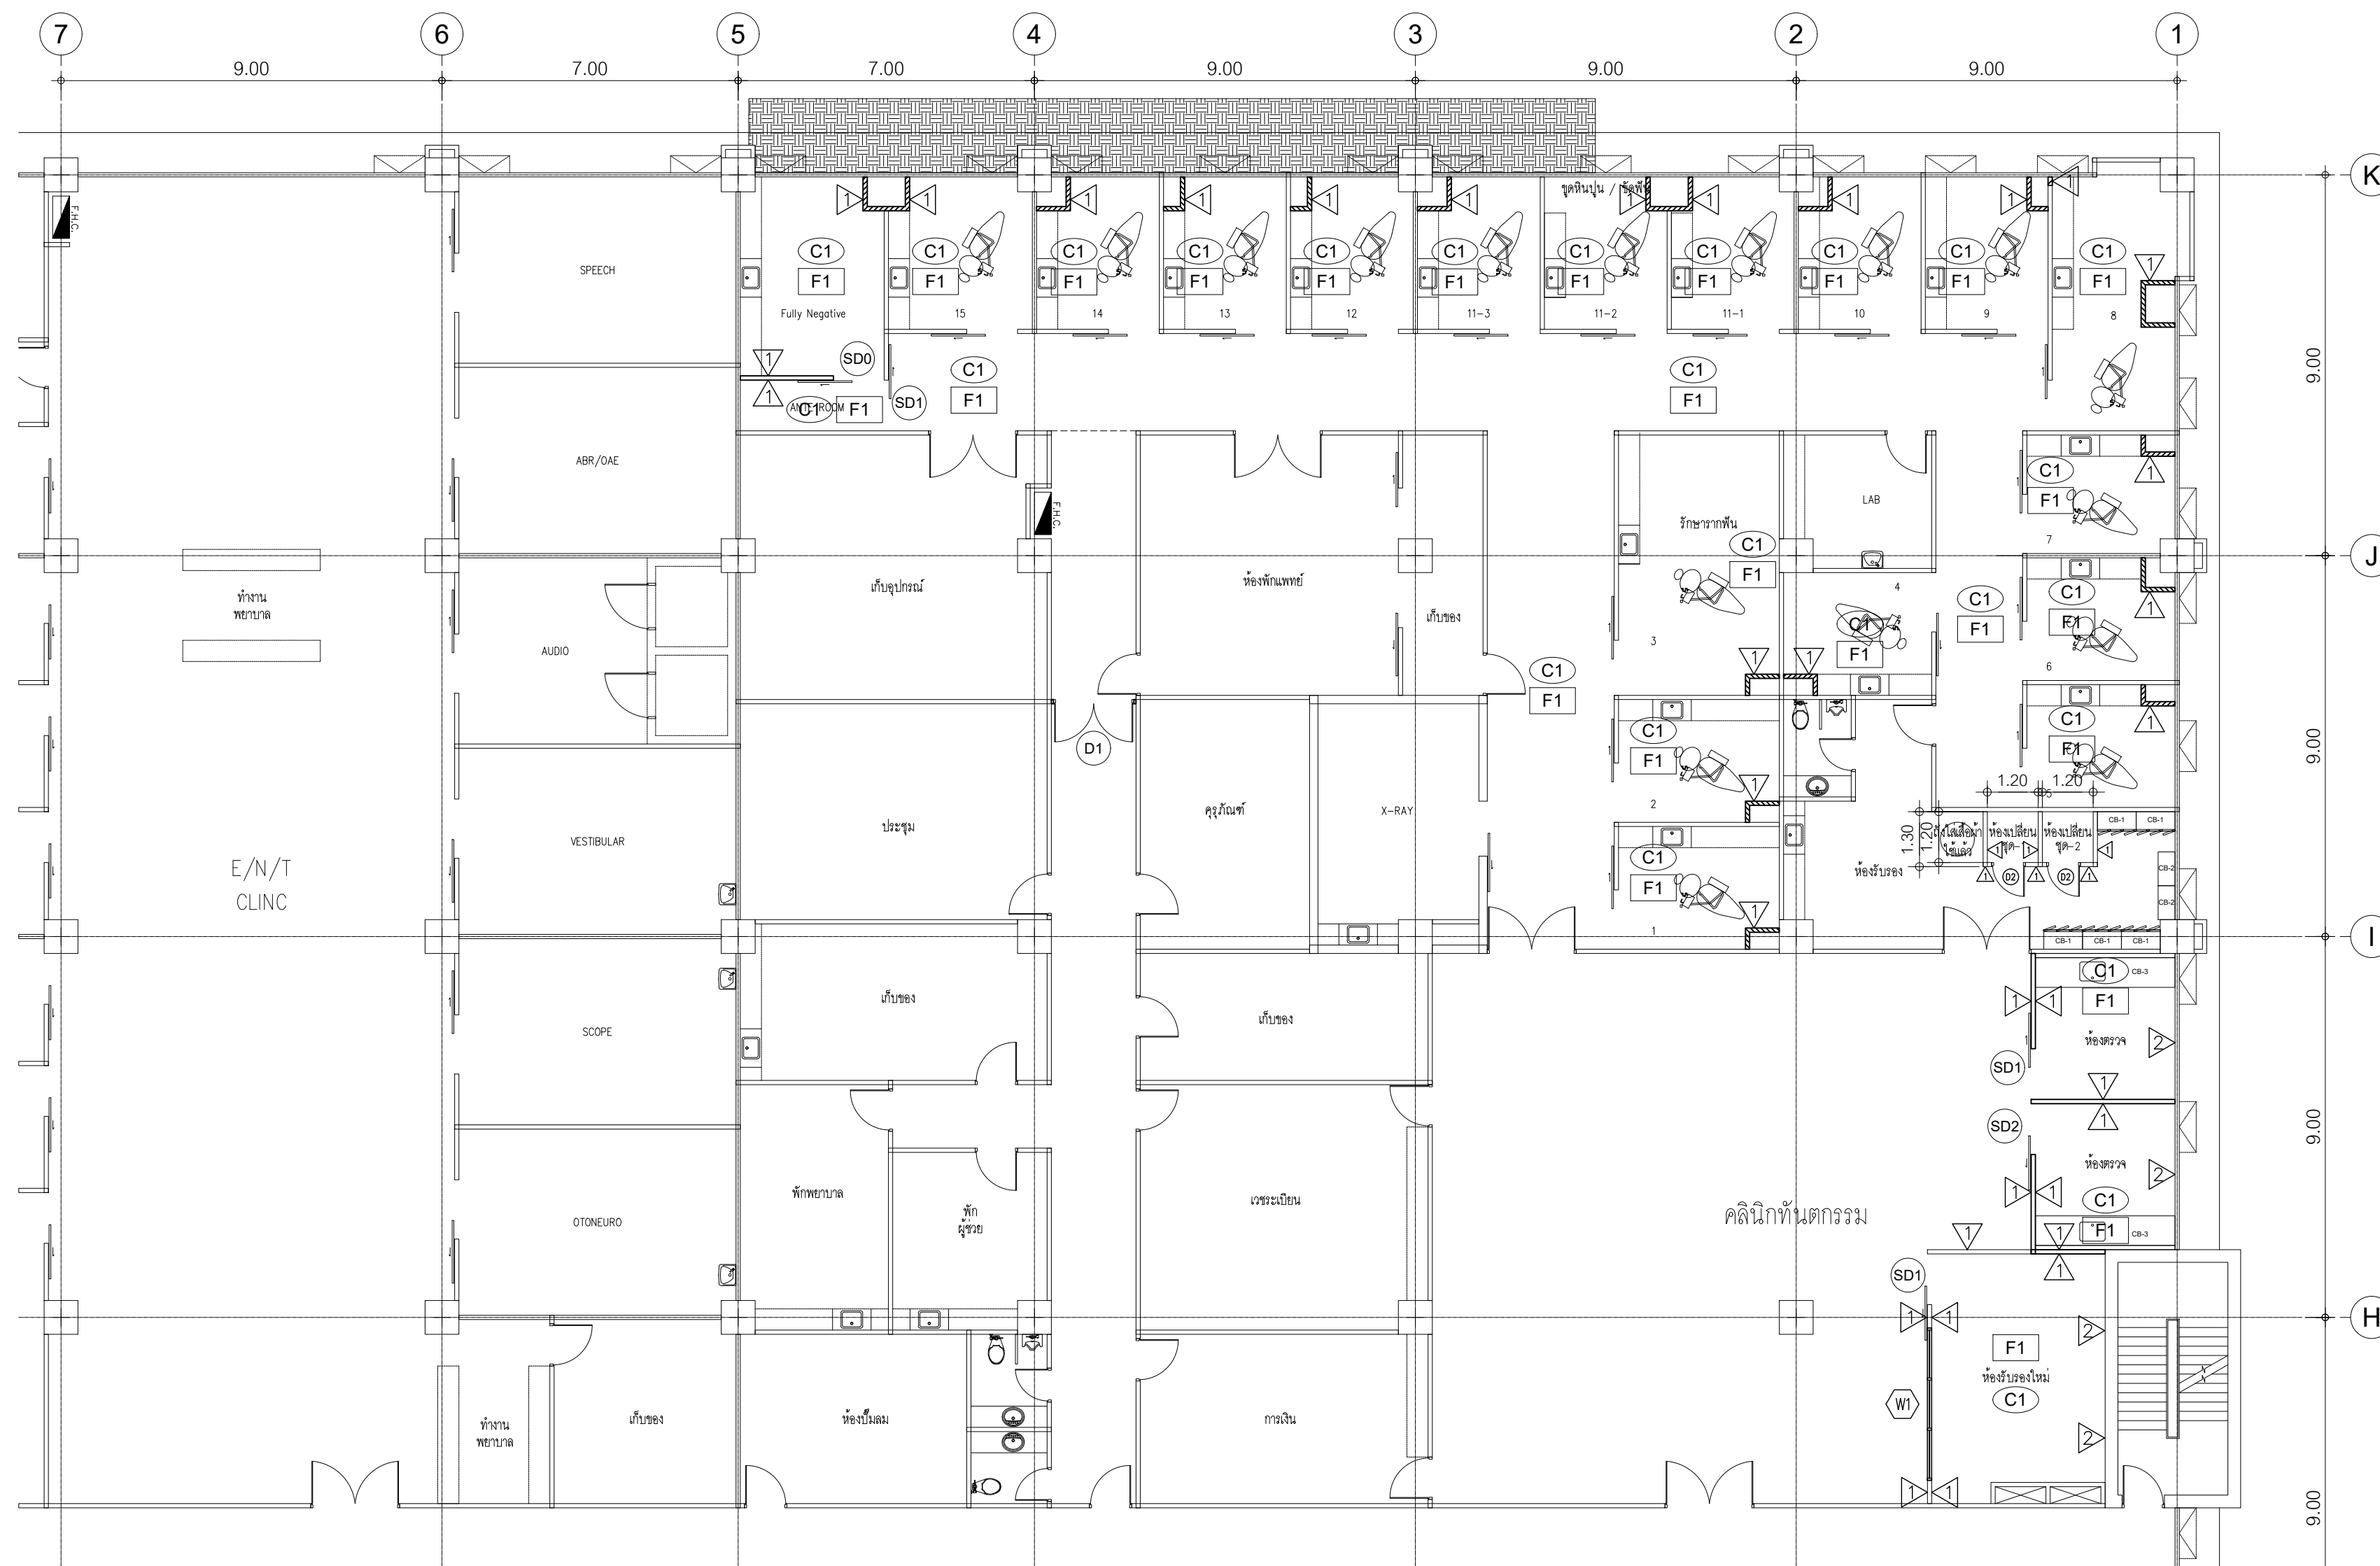

## แผนชั้น 2 หลังปรับปรุง

SCALE 1:125 (A2)





ALL DRAWINGS ARE THE PROPERTY OF EAK-P-CHE CONSULTANT CO., LTD. AND NOT TO BE USED OR REPRODUCED WITHOUT SPECIFIC PERMISSION. DO NOT SCALE DRAWINGS, ALL MEASUREMENT MUST BE CHECKED AT THE SITE BY THE CONTRACTOR

ธารธรรม โพธิ์แทน ภ-สธ.7935

ELECTRICAL ENGINEERS :

தனது பெயர்

มานิตย์ เมืองคำ วก. 808

ปรับปรุงระบบปรับอากาศ  
และระบายอากาศ  
ห้องทันตกรรม

|                                      |
|--------------------------------------|
| โรงพยาบาล สมเด็จพระปิ่นเกล้าทหารเรือ |
|--------------------------------------|

|          |           |
|----------|-----------|
| JOB. NO. | BD-63-211 |
|----------|-----------|

แบบติดตั้งโครงสร้างประตู


|          |
|----------|
| REF.DWG. |
| 13       |

DWG. NO.

AT-08

64/5/26

### Detail A

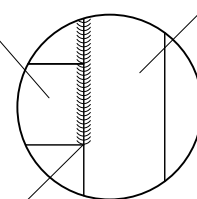





ELECTRICAL ENGINEERS :

14-00000

ELECTRICAL ENGINEERS :

உணவுகளை உதாரணமாக

MECHANICAL ENGINEERS :



PROJECT NAME :

ห้องทันตกรรม

LOCATION :

โรงพยาบาล สมเด็จพระปิ่นเกล้าทหารเรือ

REVISION

[illegible]

|          |           |
|----------|-----------|
| JOB. NO. | BD-63-211 |
|----------|-----------|

DRAWING TITLE :

แบบฟอร์มนี้ใช้สำหรับ CB-

DRAWN BY :

CHECKED BY :

SCALE : 1:20 (A2)

DATE : 64/5/20

REF.DWG  
13

DWG. NO.

AT-10



|             |                                                      |
|-------------|------------------------------------------------------|
| NAME        | CB- I                                                |
| DESCRIPTION | ตุ้บเก็บของ 3 ล็อค 2 ชั้น แหวนล้อและแม่กับรองเท้าได้ |
| SIZE (mm)   | W950 x D400 X H1850                                  |
| QTY. (Pcs.) | 5                                                    |
| LOCATION    | ห้องเปลี่ยนชุด                                       |
| MATERIAL    | ตุ้บใยด้ายปิดผิวด้วยลามิเนต, มือจับพลาสติก,          |
|             | กุญแจล็อคคานาเลส                                     |
| NOTE        | มีสติ๊กเกอร์ระบุตัวเลขแต่ละตุ้บ, ระบุต่าง ๆ ๑ ๕0mm   |
|             |                                                      |





ELECTRICAL ENGINEERS :

சுருதி

ELECTRICAL ENGINEERS :

தனது பெயர்

MECHANICAL ENGINEERS :



PROJECT NAME :

ห้องทันตกรรม

LOCATION :

โรงพยาบาล สมเด็จพระปิ่นเกล้าทหารเรือ

OB. NO. BD-63-211

DRAWING TITLE :

 
แบบฟอร์มนี้เจอร์ CB-2

REF.DWG.


OWG. NO.

AT-11

DATE : 6/15/20




|                   |          |
|-------------------|----------|
| DRAWN BY :        | REF.DWG. |
| CHECKED BY :      | 13       |
| SCALE : 1:15 (A2) | DWG. NO. |
| DATE : 6/15/20    | AT-11    |

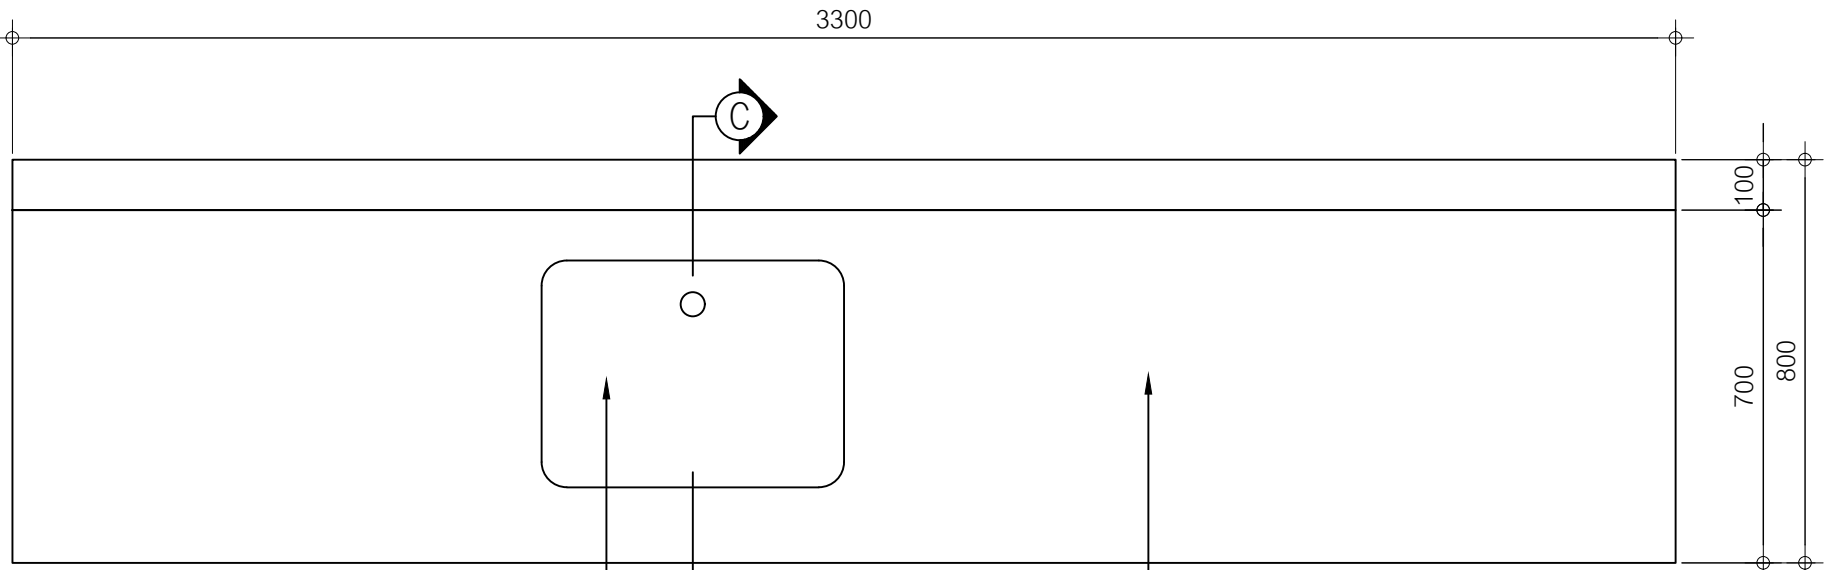


อ่างล้างมือ : เซรามิกส์ TOP COUNTER : หินอ่อนเทียม

TOP

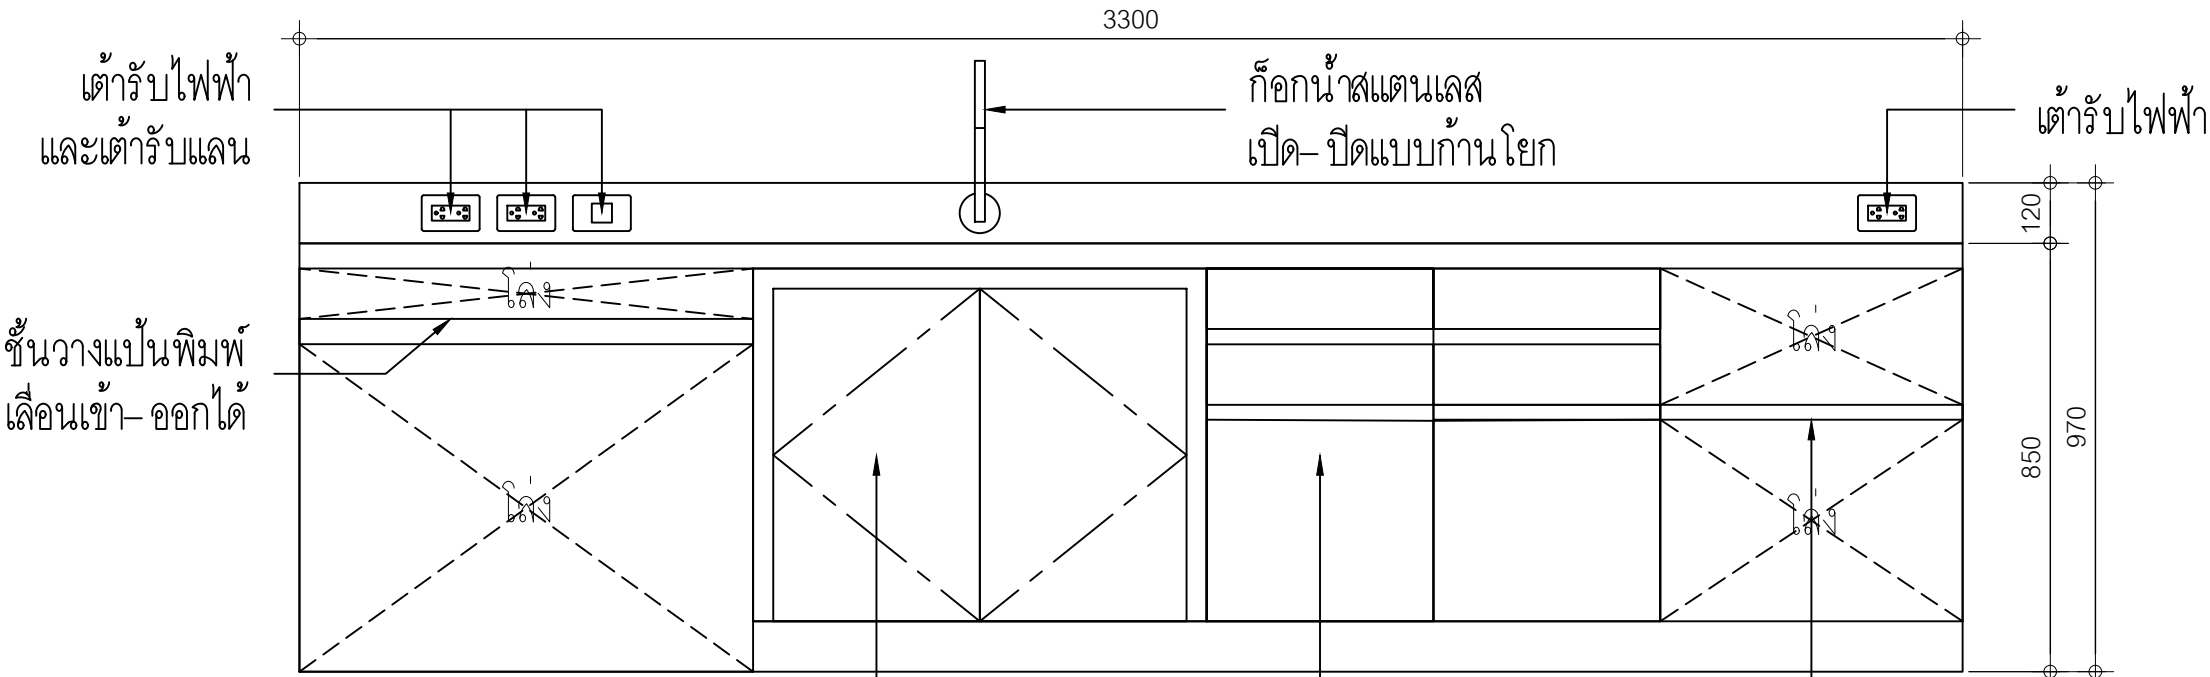


FRONT

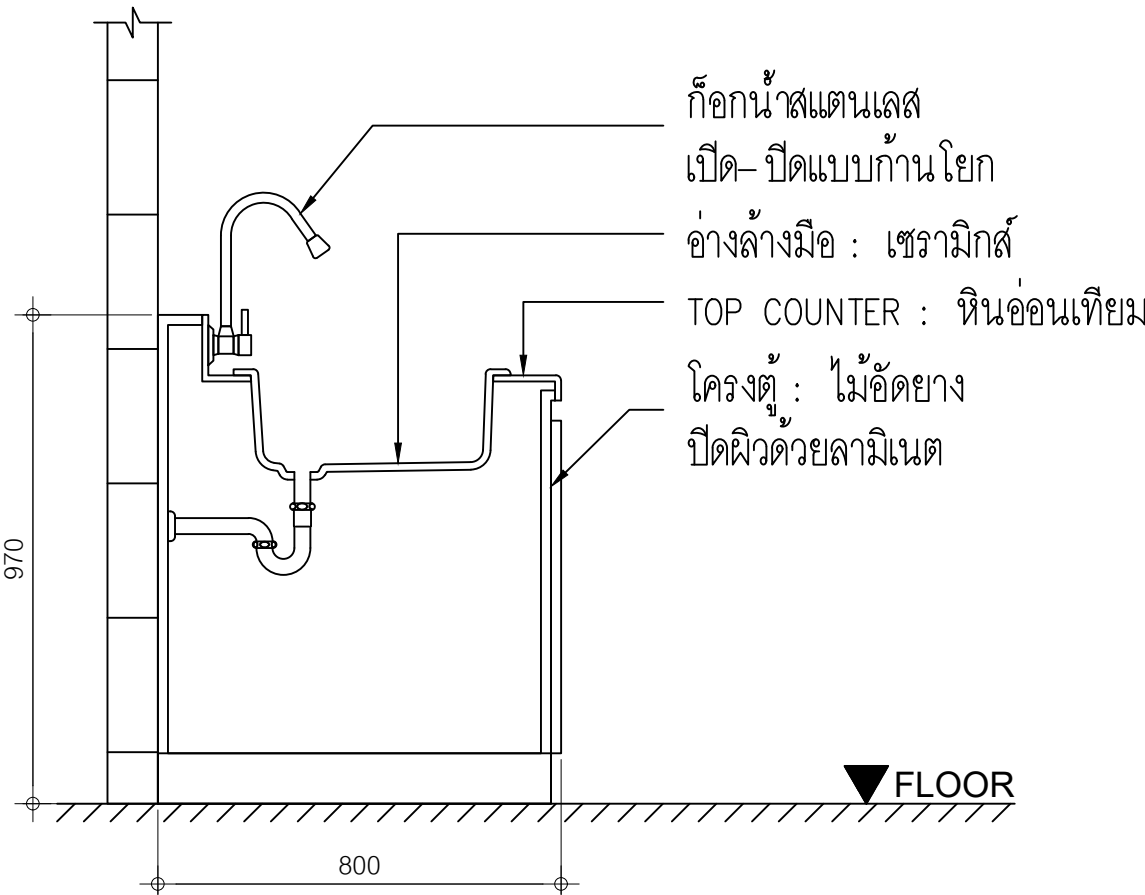

SECTION C

|             |                                                       |
|-------------|-------------------------------------------------------|
| NAME        | CB-3                                                  |
| DESCRIPTION | ตู้ BUILT - IN พร้อมอ่างล้างมือ                       |
| SIZE (mm)   | W3300 x D800 X H850                                   |
| QTY. (Pcs.) | 2                                                     |
| LOCATION    | ห้องตรวจ-1, ห้องตรวจ-2                                |
| MATERIAL    | ตู้ไม้อัดยางปิดผิวด้วยลามิเนตท้อปด้วยหินอ่อนเทียม     |
|             |                                                       |
| NOTE        | ทำตามของเดิมที่มีอยู่ โดยต้องตรวจสอบหน้างานเพิ่มเติม, |
|             | ระยะต่าง ๆ ±50mm                                      |

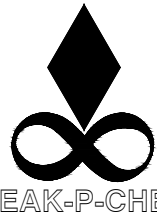

บริษัท เอกพีซี คอนซัลแตนท์ จำกัด  
162/724 ถนนเพชรเกษม แขวงบางแคเหนือ  
เขตบางแค กรุงเทพมหานคร 10160  
โทรศัพท์ 662-804-5756, โทรสาร 662-804-5755  
E-mail : eak.p.che@gmail.com

ALL DRAWINGS ARE THE PROPERTY OF EAK-P-CHE CONSULTANT CO., LTD. AND NOT TO BE USED OR REPRODUCED WITHOUT SPECIFIC PERMISSION. DO NOT SCALE DRAWINGS. ALL MEASUREMENT MUST BE CHECKED AT THE SITE BY THE CONTRACTOR.

ELECTRICAL ENGINEERS :

ธารธรรม โพธิ์แทน ภ-สถ.7935

ELECTRICAL ENGINEERS :

ธนวัฒน์ ต้นปี่ชาติ สฟก.2287

MECHANICAL ENGINEERS :

มานิตย์ เมืองคำ วก. 808

PROJECT NAME :

ปรับปรุงระบบปรับอากาศ  
และระบายอากาศ  
ห้องทันตกรรม

LOCATION :

โรงพยาบาล สมเด็จพระปิ่นเกล้าทหารเรือ

REVISION

| DATE    | DESCRIPTION |
|---------|-------------|
|         |             |
|         |             |
|         |             |
|         |             |
|         |             |
|         |             |
|         |             |
| REV : 6 |             |

JOB. NO. BD-63-211

DRAWING TITLE :

แบบเฟอร์นิเจอร์ CB-1

|                   |                   |
|-------------------|-------------------|
| DRAWN BY :        | REF.DWG.<br>13    |
| CHECKED BY :      | DWG. NO.<br>AT-12 |
| SCALE : 1:15 (A2) |                   |
| DATE : 64/5/26    |                   |

The architectural drawings illustrate a service walkway system with the following components:

- Plan View:** Shows the overall layout with dimensions 7.00, 9.00, and 9.00. It includes units EXU-201 (400cfm.), OAU-201 (900cfm.), and OAU-202 (900cfm.). A note indicates a modification: "บานกระจกเดิม ปรับปรุงให้เปิดได้กว้างมากขึ้น เพื่อใช้เป็นทางเข้า-ออก SERVICE WALKWAY".
- FRONT VIEW:** Shows the elevation of the walkway with a height of 1.20 and a total width of 20.00.
- SIDE VIEW:** Shows the cross-section with dimensions 0.90, 0.80, 1.20, 0.95, 0.80, and 1.75.
- SERVICE WALKWAY 1st LAYER (FLOOR):** Detailed view of the first floor layer with a grid of square openings. Dimensions include 19.85, 0.70, 0.60, 0.55, 1.20, and 0.55.
- SERVICE WALKWAY 2nd LAYER (FLOOR):** Detailed view of the second floor layer with a grid of square openings. Dimensions include 19.95, 0.15, 0.60, 0.88, 0.85, and 0.60.
- SERVICE WALKWAY 3rd LAYER (FLOOR):** Detailed view of the third floor layer with a grid of square openings. Dimensions include 20.00, 1.75, and 0.90.
- SERVICE WALKWAY 4th LAYER (COLUMN):** Detailed view of the fourth layer (column) with a grid of square openings. Dimensions include 19.90, 0.90, 1.00, 1.05, 0.80, 0.90, and 1.70.

Materials specified include STEEL PLATE 150x150x6 mmThk., STEEL C-CHANNEL 100x50x5(t1)x7.5(t2) mm, STAINLESS STEEL CHECKERED PLATE 3 mm Thk., STEEL PLATE 100x100x6 mmThk., and SQUARE STEEL TUBE 50x50x2.3mm Thk.



| DWG No. | DESCRIPTION                | SCALE      |
|---------|----------------------------|------------|
| AC-01   | LIST OF DRAWING & SYMBOL   | NTS.       |
| AC-02   | แบบระบบปรับอากาศเดิม       | 1:125 (A2) |
| AC-03   | EQUIPMENT SCHEDULE         | NTS.       |
| AC-04   | AIR FLOW DIAGRAM (1)       | NTS.       |
| AC-05   | AIR FLOW DIAGRAM (2)       | NTS.       |
| AC-06   | DDC CONTROL PI DIAGRAM (1) | NTS.       |
| AC-07   | DDC CONTROL PI DIAGRAM (2) | NTS.       |
| AC-08   | SUPPLY AIR DUCT PLAN FL.2  | 1:125 (A2) |
| AC-09   | FRESH AIR DUCT PLAN FL.2   | 1:125 (A2) |
| AC-10   | EXHAUST AIR DUCT PLAN FL.2 | 1:125 (A2) |
| AC-11   | PIPING & SERVICE PLAN FL.2 | 1:125 (A2) |
| AC-12   | TYPICAL DETAIL 1           | NTS.       |
| AC-13   | TYPICAL DETAIL 2           | NTS.       |

| ABBREVIATION |                                             |
|--------------|---------------------------------------------|
| AD           | ACCESS DOOR                                 |
| AFF          | ABOVE FINISHED FLOOR                        |
| AHU          | AIR HANDLING UNIT                           |
| AMB          | AMBIENT                                     |
| AP           | ACCESS PANEL                                |
| BDD          | BACKDRAFT DAMPER                            |
| BHP          | BRAKE HORSEPOWER                            |
| BTUH         | BTU PER HOUR                                |
| 'C           | CELCIUS                                     |
| CAV          | CONSTANT AIR VOLUME UNIT                    |
| CC           | COOLING COIL                                |
| CD           | CEILING DIFFUSER WITH VOLUME CONTROL DAMPER |
| CFM          | CUBIC FEET PER MINUTE                       |
| CG           | CEILING GRILLE                              |
| CHW          | CEILLED WATER                               |
| COND         | CONDENSATE                                  |
| CR           | CEILING REGISTER                            |
| CW           | CONDENSER WATER                             |
| DB           | DRY BULB                                    |
| DIA          | DIAMETER                                    |
| D            | DRAIN                                       |
| EAG          | EXHAUST AIR GRILLE                          |
| EAD          | EXHAUST AIR DUCT                            |
| EAL          | EXHAUST AIR LOUVER W/INSECT SCREEN          |
| EAT          | ENTERING AIR TEMPERATURE                    |
| EDB          | ENTERING DRY BULB TEMPERATURE               |
| EF           | EXHAUST FAN                                 |
| EL           | ELEVATION                                   |
| ELEC         | ELECTRICAL                                  |
| ENT          | ENTERING                                    |
| ESP          | EXTERNAL STATIC PRESSURE                    |
| 'F           | FARENHEIT                                   |
| FAD          | FRESH AIR DUCT                              |
| FAL          | FRESH AIR LOUVER W/INSECT SCREEN            |
| FCU          | FAN COIL UNIT                               |
| FCV          | FLOW CONTROL VOLVE                          |
| FD/FLD       | FIRE DAMPER                                 |
| GPM          | GALLON PER MINUTE                           |
| HPU          | HEAT PUMP UNIT                              |
| IN           | INCHES                                      |
| KW           | KILOWATT                                    |
| (L)          | LINED DUCTWORK                              |
| LDB          | LEAVING DRY BULB TEMPERATURE                |
| MAX          | MAXIMUM                                     |
| MBH          | THOUSAND BTU PER HOUR                       |
| MD           | MOTORIZED DAMPER                            |
| MW           | MAKE UP WATER                               |
| MIN          | MINIMUM                                     |
| NC           | NORMALLY CLOSED                             |
| NO           | NORMALLY OPEN                               |
| OPER.WT.     | OPERATING WEIGHT                            |
| OPNG         | OPENING                                     |
| OA           | OUTSIDE AIR                                 |
| OAL          | OUTSIDE AIR LOUVER W/INSECT SCREEN          |
| PD           | PRESSURE DAMPER                             |
| PF           | PRESSURIZE FAN                              |
| RA           | RETURN AIR                                  |
| RAD          | RETURN AIR DUCT                             |
| RAG          | RETURN AIR GRILLE                           |
| RAR          | RETURN AIR REGISTER                         |
| RH           | RELATIVE HUMIDITY                           |
| RPM          | REVOLUTIONS PER MINUTE                      |
| SA           | SUPPLY AIR                                  |
| SAD          | SUPPLY AIR DUCT                             |
| SAG          | SUPPLY AIR GRILLE                           |
| SAR          | SUPPLY AIR REGISTER                         |
| SAT          | SOUND ATTENUATOR                            |
| SLD          | SLOT LINEAR DIFFUSER                        |
| SF           | SUPPLY FAN                                  |
| SP           | STATIC PRESSURE                             |
| SQ.M.        | SQUARE METER                                |
| TAG          | TRANSFER AIR GRILLE                         |
| TAR          | TRANSFER AIR REGISTER                       |
| TEMP         | TEMPERATURE                                 |
| TYP.         | TYPICAL                                     |
| VD           | VOLUME CONTROL DAMPER                       |
| VAV          | VARIABLE AIR VOLUME UNIT                    |
| WB           | WET BULB                                    |
| W/           | WITH                                        |
| W/O          | WITHOUT                                     |
| WG           | WATER GAUGE                                 |
| HZ           | HERTZ                                       |

| MECHANICAL AIR CONDITIONING AND VENTILATION LEGEND SYMBOLS AND NOTES |                                                                                                                                      |        |                               |                       |                                            |
|----------------------------------------------------------------------|--------------------------------------------------------------------------------------------------------------------------------------|--------|-------------------------------|-----------------------|--------------------------------------------|
| DUCTWORK                                                             |                                                                                                                                      | PIPING |                               | PIPING                |                                            |
| SYMBOL                                                               | DESCRIPTION                                                                                                                          | SYMBOL | DESCRIPTION                   | SYMBOL                | DESCRIPTION                                |
|                                                                      | DOUBLE-LINE AND SINGLE LINE RECTANGULAR DUCT, FIRST NUMBER INDICATES SIDE VIEW IN INCH, SECOND NUMBER INDICATE SIDE IN DEPTH IN INCH |        | CHILLED WATER SUPPLY          |                       | MODULATING ELECTRIC CONTROL VALVE          |
|                                                                      |                                                                                                                                      |        | CHILLED WATER RETURN          |                       | BALANCING VALVE                            |
|                                                                      | DOUBLE-LINE AND SINGLE-LINE ROUND DUCT NUMBER INDICATES DIAMETER IN INCH                                                             |        | CONDENSER WATER SUPPLY        |                       | PRESSURE DIFFERENTIAL CONTROL VALVE        |
|                                                                      |                                                                                                                                      |        | CONDENSER WATER RETURN        | CONTROL               |                                            |
|                                                                      | ACOUSTICAL LINED DUCTWORK, GIVEN SIZES ARE CLEAR INSIDE DIMENSIONS IN INCH                                                           |        | AIR RELIEF LINE (VENT)        | SYMBOL                | DESCRIPTION                                |
|                                                                      |                                                                                                                                      |        | DRAIN LINE                    |                       | TEMP & HUMIDITY SENSOR (SAME CASING)       |
|                                                                      | INCLINED RISER OR DROP IN DIRECTION OF AIR FLOW                                                                                      |        | GATE VALVE                    |                       | TEMPERATURE / HUMIDITY SENSOR              |
|                                                                      |                                                                                                                                      |        | ANGLE VALVE                   |                       | DUCT OR PIPE TEMPERATURE SENSOR            |
|                                                                      | FLEXIBLE DUCT                                                                                                                        |        | GLOBE VALVE                   |                       | DUCT THERMOSTAT WITH AVERAGING ELEMENT     |
|                                                                      |                                                                                                                                      |        | BALL VALVE                    |                       | DAMPER MOTOR, MODULATING                   |
|                                                                      | FLEXIBLE CONNECTION                                                                                                                  |        | BUTTERFLY VALVE               |                       | STATIC PRESSURE SENSOR                     |
|                                                                      |                                                                                                                                      |        | PLUG VALVE                    |                       | SMOKE DETECTOR                             |
|                                                                      | DIRECTION OF AIR FLOW                                                                                                                |        | PRESSURE REDUCING VALVE       |                       | DUCT SMOKE DETECTOR                        |
|                                                                      | TRANSITION                                                                                                                           |        | THREE-WAY VALVE               |                       | DUCT STATIC PRESSURE SENSOR                |
|                                                                      |                                                                                                                                      |        | RELIEF VALVE                  |                       | PILOT LIGHT                                |
|                                                                      | THROAT SIZE IN mm                                                                                                                    |        | CHECK VALVE                   |                       | MOTOR STARTER COIL                         |
|                                                                      |                                                                                                                                      |        | STRAINER WITH BLOWDOWN        |                       | TIME CLOCK                                 |
|                                                                      | RADIUS ELBOW WITH TURNING VANES&MITER ELBOW WITH TURNING VANES                                                                       |        | AUTOMATIC AIR VENT            |                       | OVERLOAD PROTECTION                        |
|                                                                      |                                                                                                                                      |        | PRESSURE/TEMPERATURE TAP      |                       | ELECTRIC CONTACT, NORMALLY OPEN            |
|                                                                      | VANED ELBOW OR RADIUS ELBOW (USE RADIUS ELBOW WHERE SPACE WILL NOT PERMIT THE USE OF LONG RADIUS ELBOW)                              |        | FLEXIBLE CONNECTION           |                       | ELECTRIC CONTACT, NORMALLY CLOSED          |
|                                                                      |                                                                                                                                      |        | BTU METER                     |                       | MANUAL PUSH BUTTION SWITCH                 |
|                                                                      | RECTANGULAR DUCT BRANCH                                                                                                              |        | WATER METER                   |                       | TIME DELAY RELAY                           |
|                                                                      |                                                                                                                                      |        | PIPE CAP                      |                       | ELECTRIC MOTOR                             |
|                                                                      | CIRCULAR DUCT BRANCH                                                                                                                 |        | PIPE RISE                     |                       | CONTROL PANEL                              |
|                                                                      |                                                                                                                                      |        | PIPE DROP                     |                       | STAR/DELTA STARTER PANEL                   |
|                                                                      | SQUARE OR RECTANGULAR CEILING DIFFUSER (SUPPLY) (ARROWS INDICATE No. AND DIRECTIONS OF AIR THROW)                                    |        | PIPE CONNECTION BOTTOM        |                       | ISOLATING SWITCH                           |
|                                                                      |                                                                                                                                      |        | PIPE CONNECTION, TOP          |                       | MOTOR STARTER PANEL                        |
|                                                                      | SUPPLY AIR DUCT (UP AND DOWN)                                                                                                        |        | PRESSURE GAUGE                |                       | EMERGENCY STOP LOCK                        |
|                                                                      | RETURN AIR DUCT (UP AND DOWN)                                                                                                        |        | EXPANSION JOINT               |                       | FUSE LINK/SWITCH                           |
|                                                                      | EXHAUST AIR DUCT (UP AND DOWN)                                                                                                       |        | POINT OF CONNECTION           |                       | SAFETY SWITCH WITH FUSE, WP, 2P            |
|                                                                      | OUTSIDE AIR DUCT (UP AND DOWN)                                                                                                       |        | FLOW CONTROL VALVE            |                       | FLOW SWITCH                                |
|                                                                      | MOTORIZED DAMPER                                                                                                                     |        | FLOW SWITCH                   |                       | ON-OFF SWITCH                              |
|                                                                      | BACKDRAFT DAMPER                                                                                                                     |        | DRAIN VALVE                   | REFRIGERATION MACHINE |                                            |
|                                                                      | FIRE DAMPER WITH ACCESS DOOR & FUSIBLE LINK                                                                                          |        | ALIGNMENT GUIDE               |                       | REMOTE AIR COOLED CONDENSING UNIT.         |
|                                                                      | MCOMBINATION SMOKE AND FIRE DAMPER WITH ACCESS DOOR                                                                                  |        | EXPANSION LOOP                |                       |                                            |
|                                                                      | VOLUME CONTROL DAMPER                                                                                                                |        | FLANGED CONNECTION            |                       | CONDENSING UNIT. ( BUILT-IN COMPRESSOR)    |
|                                                                      | DIAMETER                                                                                                                             |        | UNION                         |                       | COMPRESSOR UNIT WITH HEAT RECOVERY DEVICE. |
|                                                                      | LOUVER (DOOR AND WALL) AND LOUVER FACE AREA                                                                                          |        | REDUCER                       |                       |                                            |
|                                                                      | RETURN AIR GRILLE                                                                                                                    |        | DIRECTION OF FLOW             |                       |                                            |
|                                                                      | AIR FILTER                                                                                                                           |        | PIPE ANCHOR                   |                       | FAN COIL UNIT (DX-COIL)                    |
|                                                                      |                                                                                                                                      |        | THERMOMETER                   |                       |                                            |
|                                                                      |                                                                                                                                      |        | ON/OFF ELECTRIC CONTROL VALVE |                       |                                            |



ELECTRICAL ENGINEERS :

15-10-1944

ELECTRICAL ENGINEERS :

കണ്ടുകൾ

MECHANICAL ENGINEERS :



PROJECT NAME :

และระบายนํ้าจากภาค

ห้องทันตกรรม

LOCATION :

โรงพยาบาล สมเด็จพระปิ่นเกล้าทหารเรือ

REVISION

[illegible]

|          |           |
|----------|-----------|
| JOB. NO. | BD-63-211 |
|----------|-----------|

DRAWING TITLE :

## LIST OF DRAWING & SYMBOL

|                           |                       |
|---------------------------|-----------------------|
| DRAWN BY :                | REF.DWG.<br>13        |
| CHECKED BY :              |                       |
| SCALE :            NTS.   | DWG. NO.<br><br>AC-01 |
| DATE :            64/5/26 |                       |



ELECTRICAL ENGINEERS :

ถาวรธรรม โพธิ์แทน ภ-สถ.7935

ELECTRICAL ENGINEERS :

ธนวัดมน์ ดันปีชาติ สฟก.2287

MECHANICAL ENGINEERS :

มานิตย์ เมืองคำ วก. 808 

PROJECT NAME :

ปรับปรุงระบบปรับอากาศ  
และระบายอากาศ  
ห้องทันตกรรม

LOCATION :

โรงพยาบาล สมเด็จพระปิ่นเกล้าทหารเรือ

REVISION

[illegible]

|          |           |
|----------|-----------|
| JOB. NO. | BD-63-211 |
|----------|-----------|

DRAWING TITLE :

[illegible]

DRAWN BY :

|          |
|----------|
| REF.DWG. |
|----------|


CHECKED BY :

|  |    |
|--|----|
|  | 13 |
|--|----|

SCALE : 1:125 (A2)

DATE : 24/5/2022

AC-02

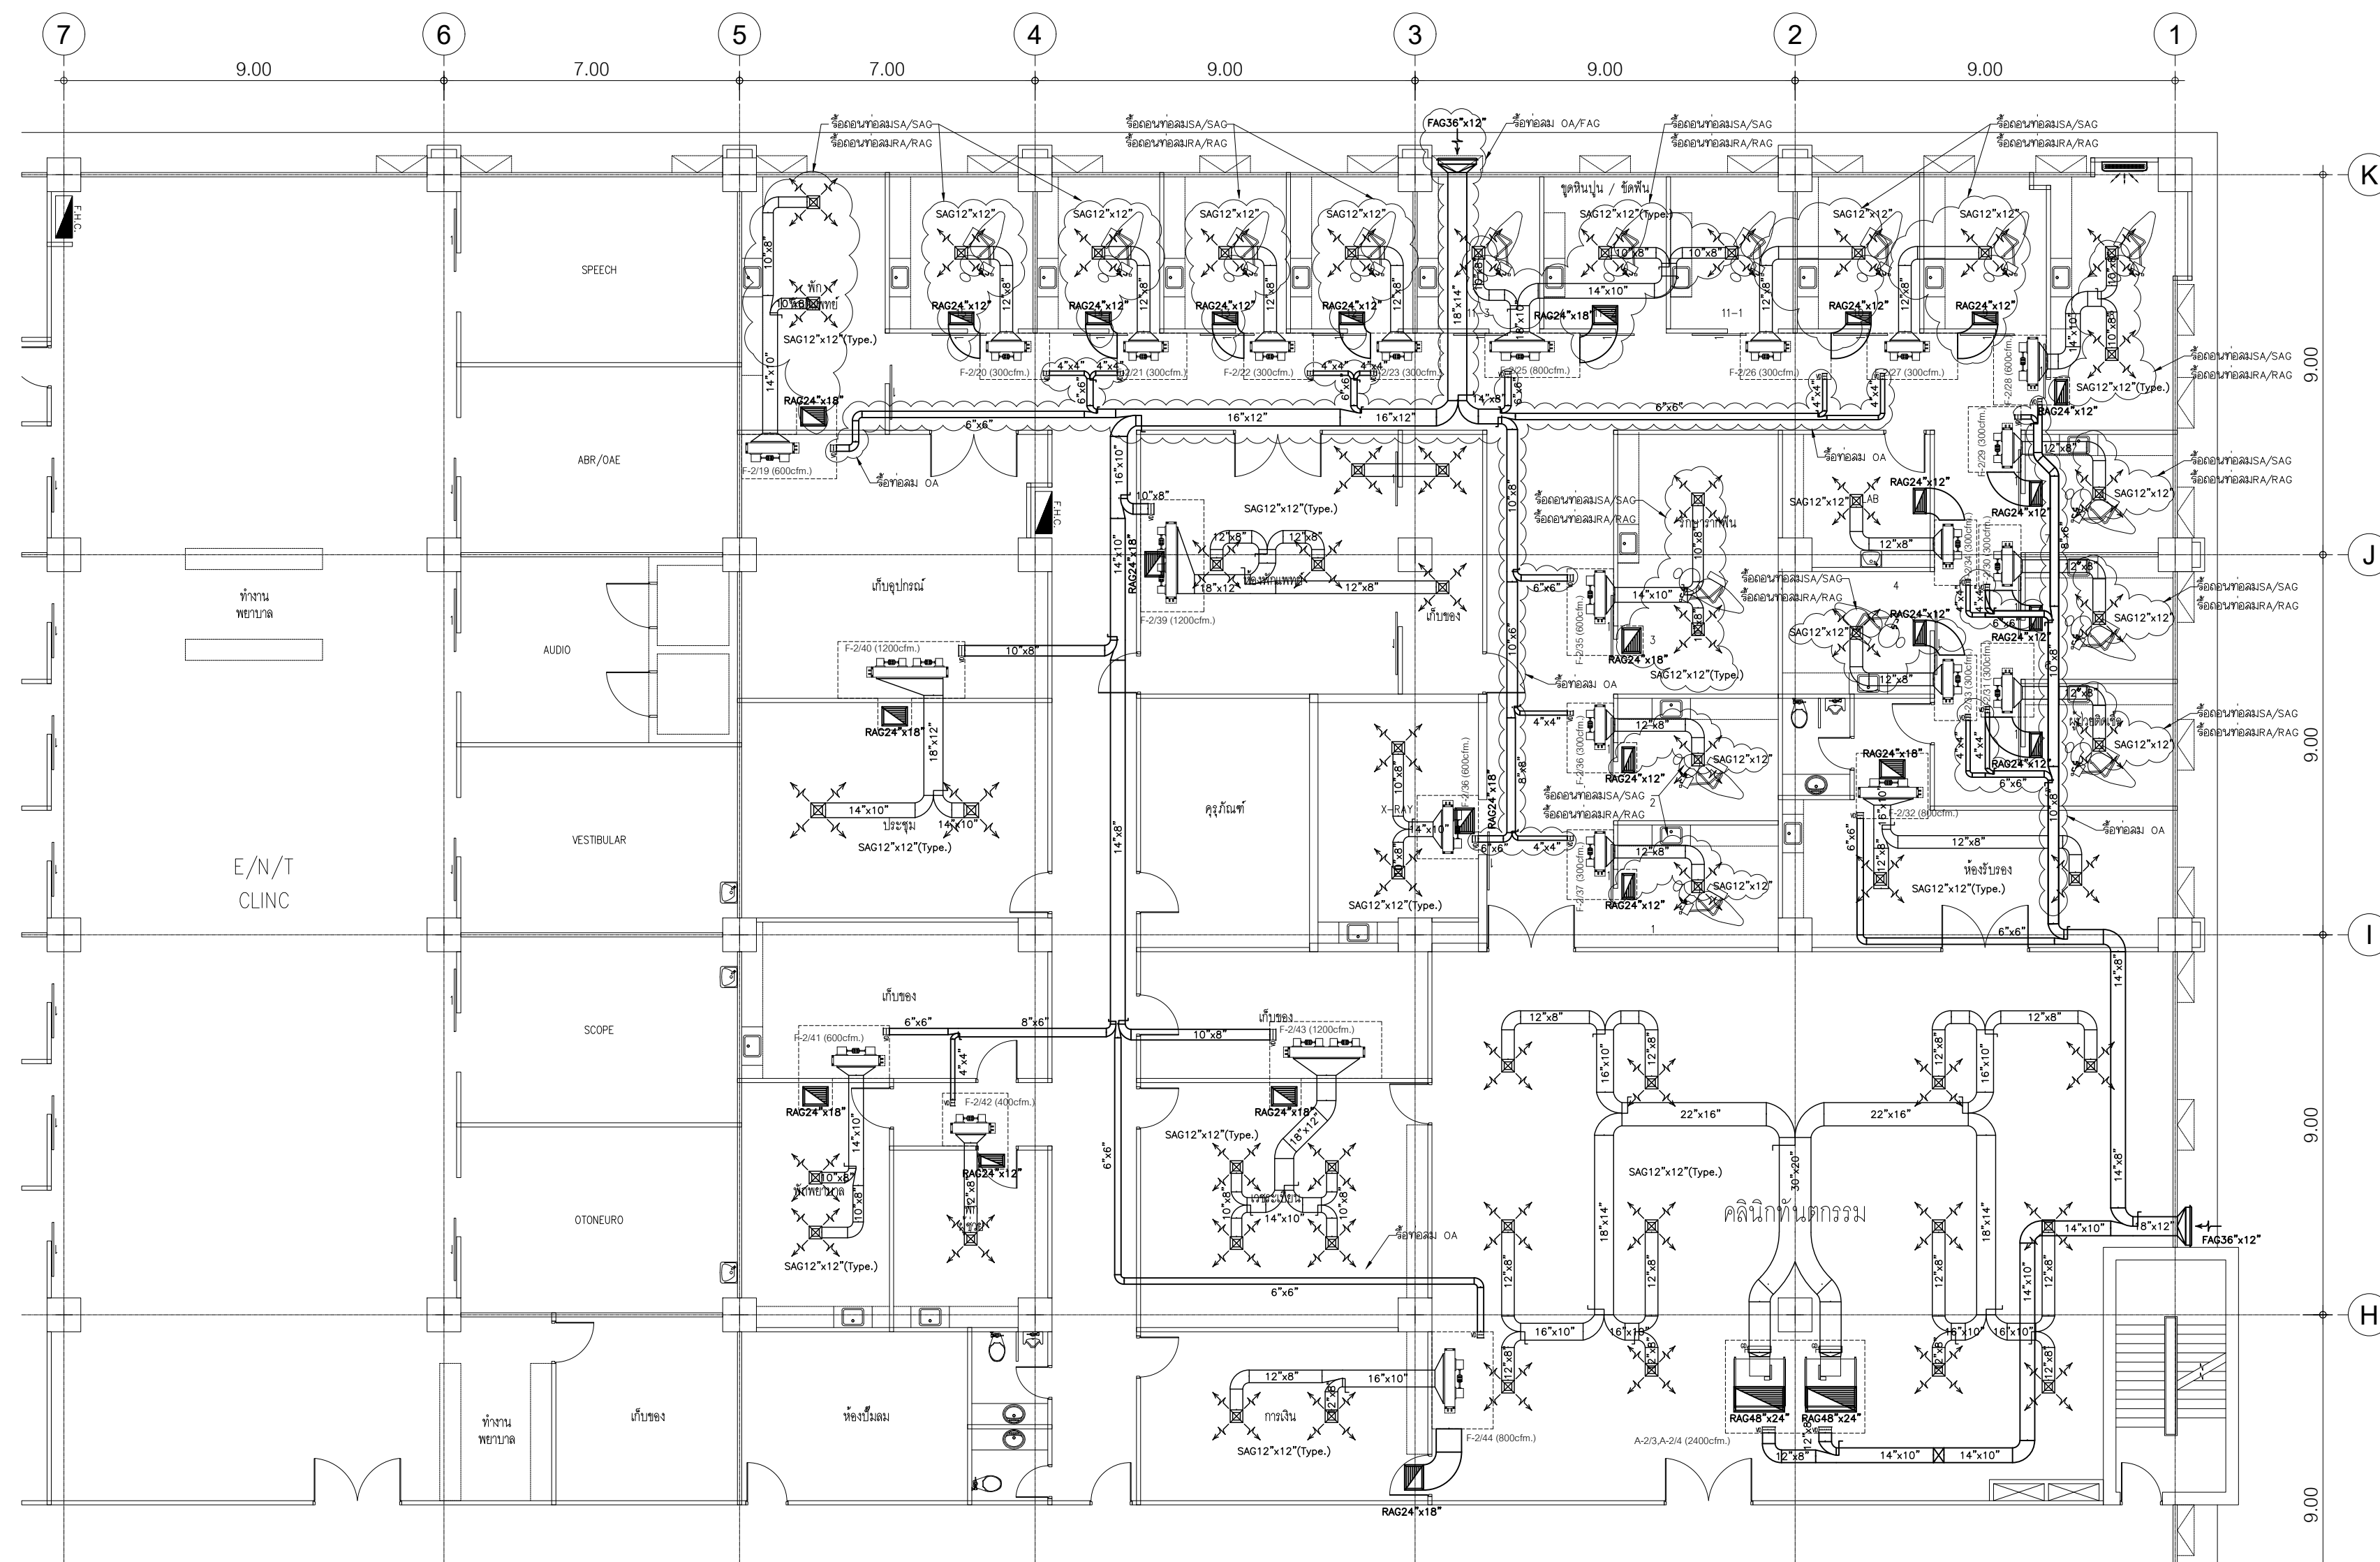


แบบระบบปรับอากาศเดิม

SCALE 1:125 (A2)





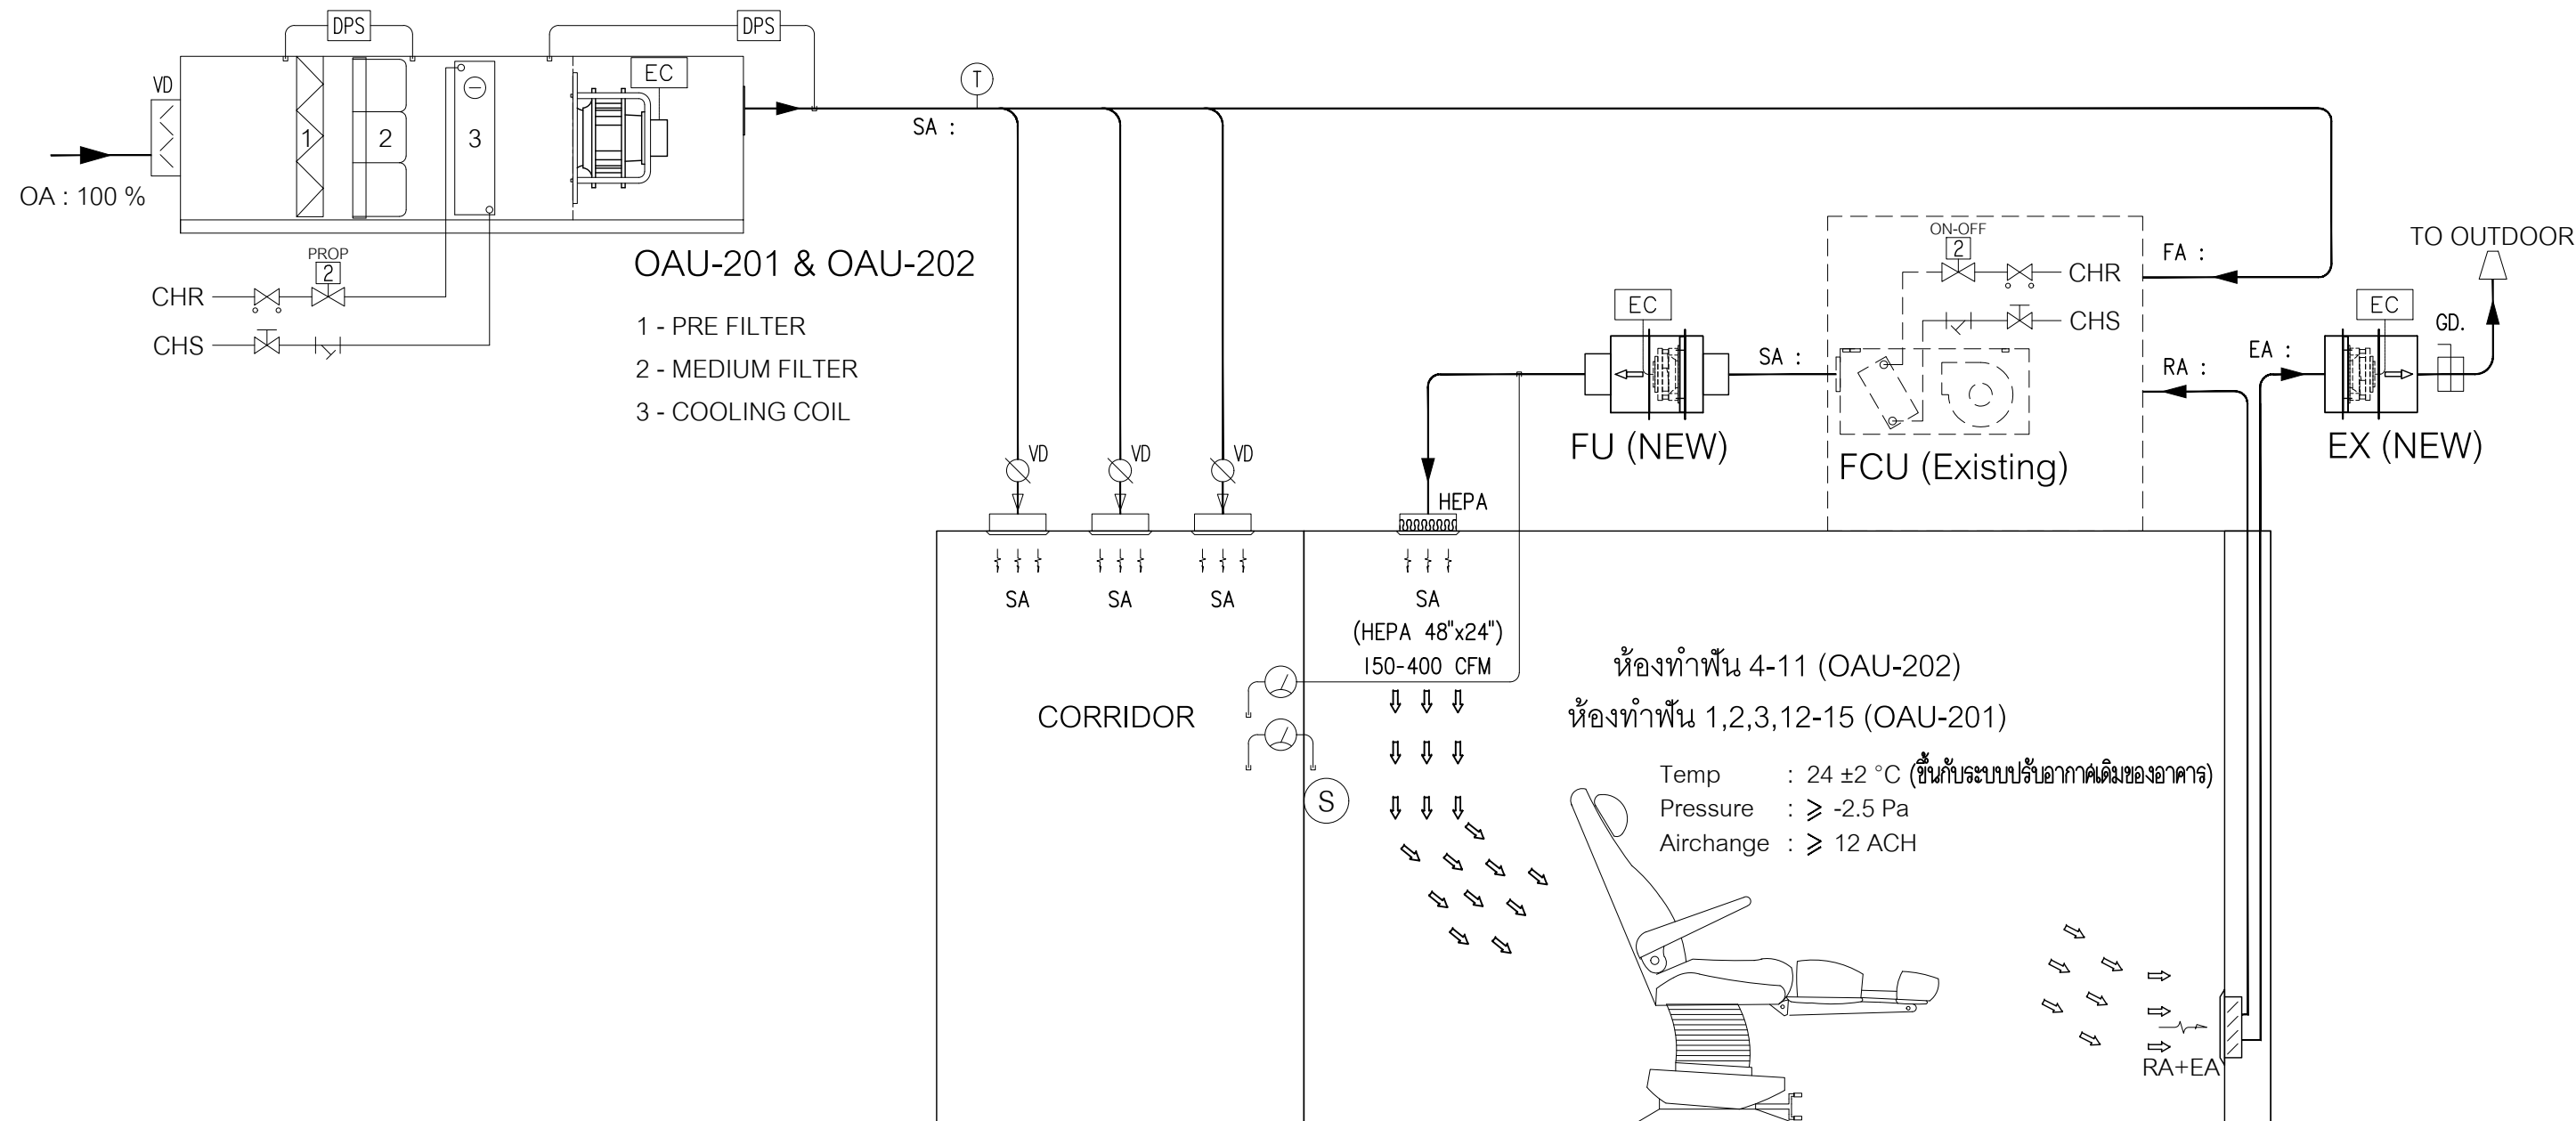

AIR FLOW DIAGRAM (1)



บริษัท เอกพีซี คอนซัลแตนท์ จำกัด  
162/724 ถนนเพชรเกษม แขวงบางแคเหนือ  
เขตบางแค กรุงเทพมหานคร 10160  
โทรศัพท์ 662-804-5756, โทรสาร 662-804-5755  
E-mail : eak.p.che@gmail.com

ALL DRAWINGS ARE THE PROPERTY OF EAK-P-CHE CONSULTANT CO., LTD. AND NOT TO BE USED OR REPRODUCED WITHOUT SPECIFIC PERMISSION. DO NOT SCALE DRAWINGS. ALL MEASUREMENT MUST BE CHECKED AT THE SITE BY THE CONTRACTOR.

ELECTRICAL ENGINEERS :

ธารธรรม โพธิ์แทน ภ-สถ.7935

*[Signature]*

ELECTRICAL ENGINEERS :

ธนวัฒน์ ต้นปี่ชาติ สฟภ.2287

*[Signature]*

MECHANICAL ENGINEERS :

มานิตย์ เมืองคำ วก. 808

*[Signature]*

PROJECT NAME :

ปรับปรุงระบบปรับอากาศ  
และระบายอากาศ  
ห้องทันตกรรม

LOCATION :

โรงพยาบาล สมเด็จพระปิ่นเกล้าทหารเรือ

REVISION

| DATE    | DESCRIPTION |
|---------|-------------|
|         |             |
|         |             |
| REV : 6 |             |

JOB. NO. BD-63-211

DRAWING TITLE :

AIR FLOW DIAGRAM (1)

|                |                |
|----------------|----------------|
| DRAWN BY :     | REF.DWG.<br>13 |
| CHECKED BY :   | DWG. NO.       |
| SCALE : NTS.   | AC-04          |
| DATE : 64/5/26 |                |





ELECTRICAL ENGINEERS :

15-11-1944

ELECTRICAL ENGINEERS :

தமிழ் மொழி

MECHANICAL ENGINEERS :

*[Signature]*

PROJECT NAME :

ห้องทันตกรรม

LOCATION :

โรงพยาบาล สมเด็จพระปิ่นเกล้าทหารเรือ

OB. NO. BD-63-211

DRAWING TITLE :

AIR FLOW DIAGRAM (2)

DRAWN BY :

REF.DWG.

13


SCALE :

MTC

DATE :

4/15/05

AC-05

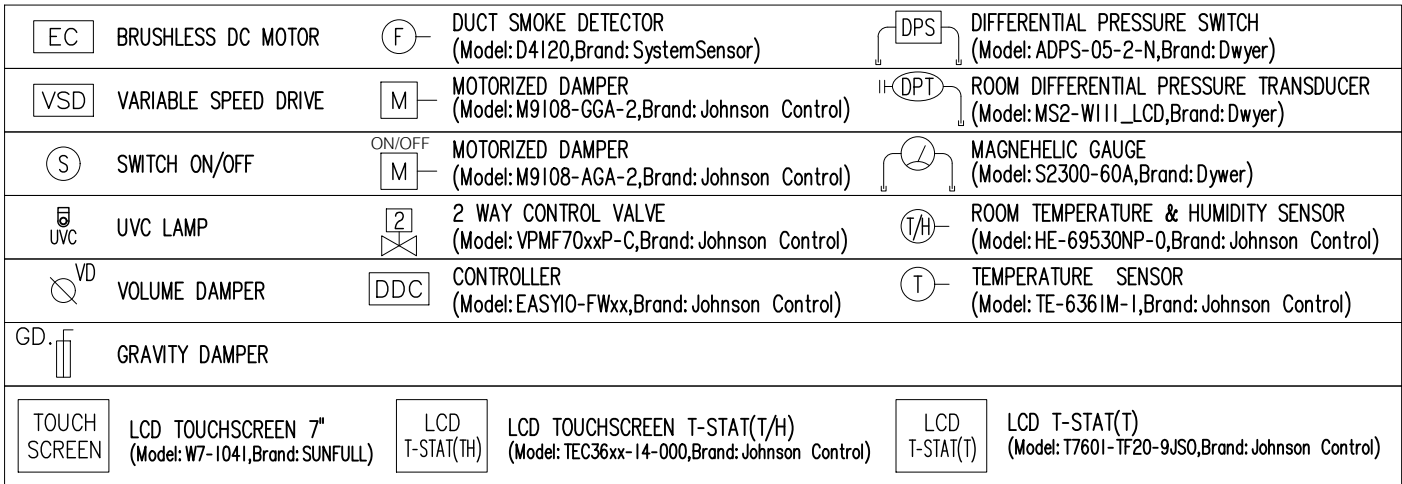

## AIR FLOW DIAGRAM (2)



ELECTRICAL ENGINEERS :

Lucas De

ELECTRICAL ENGINEERS :

சான்று பெறல்

MECHANICAL ENGINEERS ·

---

PROJECT NAME :

ปรับปรุงระบบปรับอากาศ  
และระบายอากาศ  
ห้องทันตกรรม

LOCATION :

โรงพยาบาล สมเด็จพระปิ่นเกล้าทหารเรือ


REVISION

OBJ. NO. BD-63-211

RAWING TITLE :

DDC CONTROL DIAGRAM (1)

|                   |                       |
|-------------------|-----------------------|
| DRAWN BY :        | REF.DWG.<br>13        |
| CHECKED BY :      |                       |
| SCALE :<br>NTS.   | DWG. NO.<br><br>AC-06 |
| DATE :<br>64/5/26 |                       |

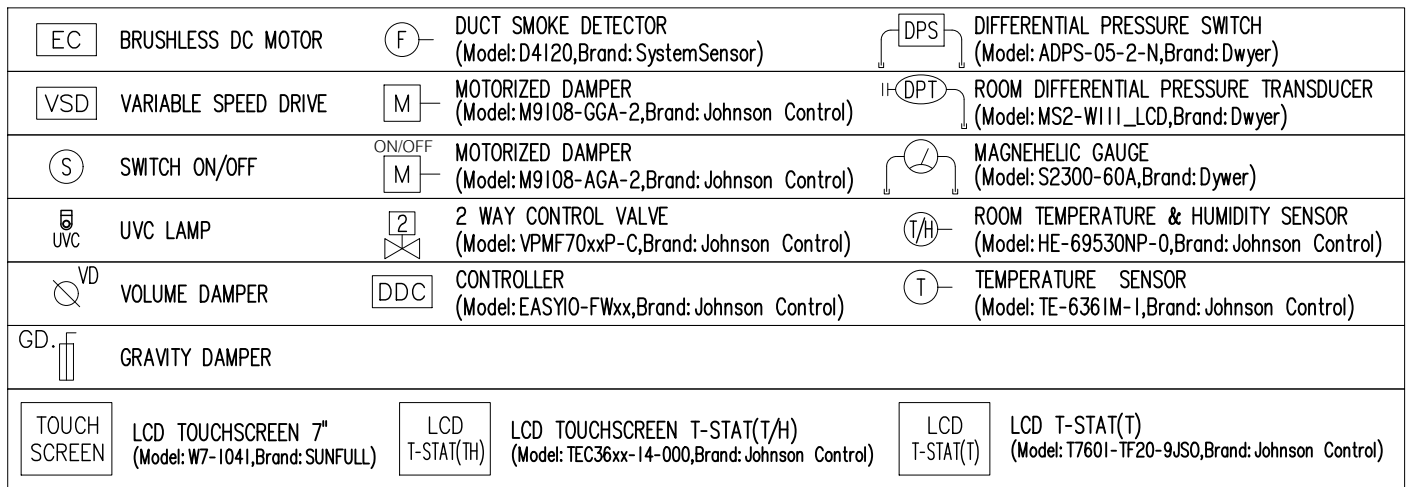

| NO. | LABEL                                                      | CONDUIT     | EQUIPMENT                   |                                                                                                                                                                                                                                                                   |
|-----|------------------------------------------------------------|-------------|-----------------------------|-------------------------------------------------------------------------------------------------------------------------------------------------------------------------------------------------------------------------------------------------------------------|
|     |                                                            |             | NAME                        | SYMBOL                                                                                                                                                                                                                                                            |
| 1   | IEC-01, 3-..... sqmm.                                      | EMT Ø ..... | POWER 1P AHU, EXU           | —                                                                                                                                                                                                                                                                 |
| 2   | IEC-01, 4-..... sqmm.                                      | EMT Ø ..... | POWER 3P AHU, EXU           | —                                                                                                                                                                                                                                                                 |
| 3   | IEC-01, 4-..... sqmm. +<br>IEC-01, 2-1.5 sqmm.             | EMT Ø ..... | POWER 3P HEATER             | —                                                                                                                                                                                                                                                                 |
| 4   | IEC-01, 5-..... sqmm.                                      | EMT Ø ..... | POWER 3P CDU, HPU           | —                                                                                                                                                                                                                                                                 |
| 5   | IEC-01, 2-1.5 sqmm.                                        | EMT Ø 1/2"  | UVC LAMP, DPS               |                                                                                         |
| 6   | IEC-01, 3-1.5 sqmm.                                        | EMT Ø 1/2"  | EC GR18, VALVE (ON-OFF)     |                                                                                                                                                                              |
| 7   | IEC-01, 4-1.5 sqmm.                                        | EMT Ø 1/2"  | SMOKE DETECTOR              |                                                                                                                                                                              |
| 8   | IEC-01, 5-1.5 sqmm.                                        | EMT Ø 1/2"  | EC                          |                                                                                                                                                                              |
| 9   | IEC-01, 7-1.5 sqmm.                                        | EMT Ø 1/2"  | CDU, HPU, LCD T-STAT        | —                                                                                                                                                                                                                                                                 |
| 10  | UTP CAT6-1 +<br>IEC-01, 2-1.5 sqmm.                        | EMT Ø 1/2"  | TOUCH SCREEN                | —                                                                                                                                                                                                                                                                 |
| 11  | 1x18 AWG TWISTED PAIR WITH SHIELD                          | EMT Ø 1/2"  | TEMP                        |                                                                                                                                                                              |
| 12  | 1x18 AWG TWISTED PAIR WITH SHIELD +<br>IEC-01, 1-1.5 sqmm. | EMT Ø 1/2"  | DPT, MOTOR,<br>VALVE (PROP) |    |
| 13  | 2x18 AWG TWISTED PAIR WITH SHIELD +<br>IEC-01, 1-1.5 sqmm. | EMT Ø 1/2"  | TEMP/HUM                    |                                                                                                                                                                              |

# DDC CONTROL DIAGRAM (1)



ELECTRICAL ENGINEERS :

15-11-2024

ടാറ്റാ ഗ്രൂപ്പ്



|                       |
|-----------------------|
| ปรับปรุงระบบปรับอากาศ |
| และระบายอากาศ         |
| ห้องทันตกรรม          |

|  |  |
|--|--|
|  |  |
|  |  |


[illegible]

RAWING TITLE :

G. NO.

AC-07

DATE : 64/5/26

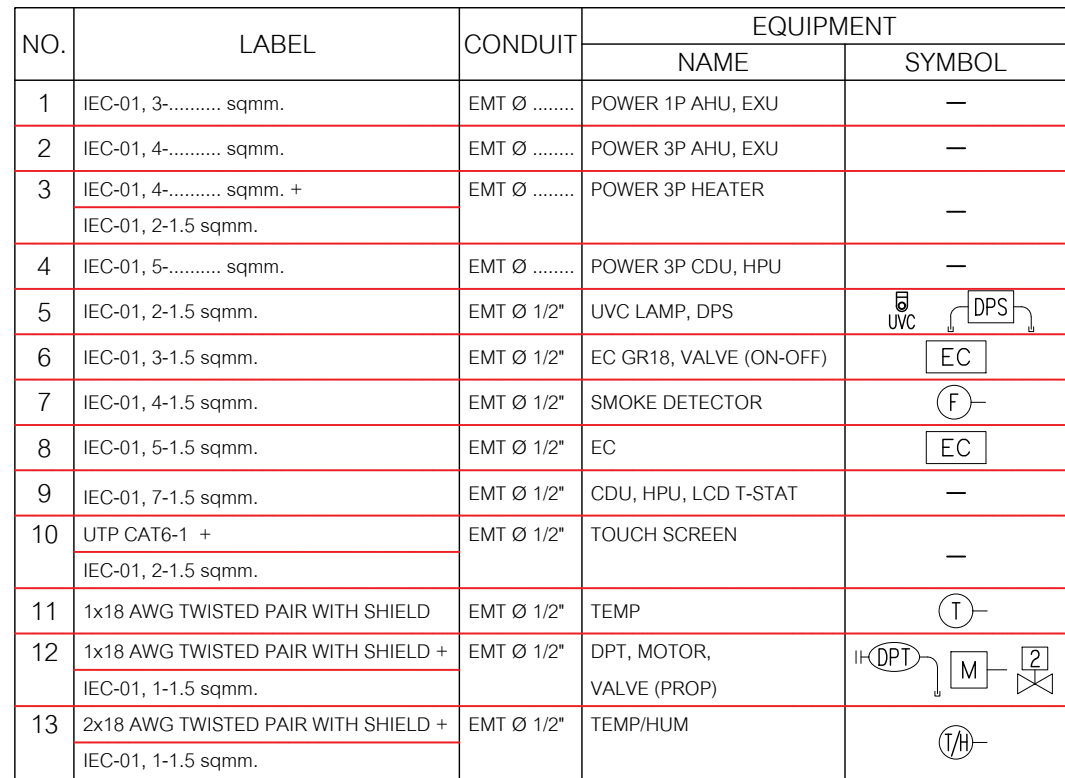

|                                                                                       |                                                        |                                                                                       |                                                                                |                                                                                       |                                                                                     |
|---------------------------------------------------------------------------------------|--------------------------------------------------------|---------------------------------------------------------------------------------------|--------------------------------------------------------------------------------|---------------------------------------------------------------------------------------|-------------------------------------------------------------------------------------|
|  | BRUSHLESS DC MOTOR                                     |  | DUCT SMOKE DETECTOR<br>(Model: D4120, Brand: SystemSensor)                     |  | DIFFERENTIAL PRESSURE SWITCH<br>(Model: ADPS-05-2-N, Brand: Dwyer)                  |
|  | VARIABLE SPEED DRIVE                                   |  | MOTORIZED DAMPER<br>(Model: M9108-GGA-2, Brand: Johnson Control)               |  | ROOM DIFFERENTIAL PRESSURE TRANSDUCER<br>(Model: MS2-W111-LCD, Brand: Dwyer)        |
|  | SWITCH ON/OFF                                          |  | MOTORIZED DAMPER<br>(Model: M9108-AGA-2, Brand: Johnson Control)               |  | MAGNETIC GAUGE<br>(Model: S2300-60A, Brand: Dwyer)                                  |
|  | UVC LAMP                                               |  | 2 WAY CONTROL VALVE<br>(Model: VPM70xxP-C, Brand: Johnson Control)             |  | ROOM TEMPERATURE & HUMIDITY SENSOR<br>(Model: HE-69530NP-0, Brand: Johnson Control) |
|  | VOLUME DAMPER                                          |  | CONTROLLER<br>(Model: EASYIO-FWxx, Brand: Johnson Control)                     |  | TEMPERATURE SENSOR<br>(Model: TE-6361M-I, Brand: Johnson Control)                   |
|  | GRAVITY DAMPER                                         |                                                                                       |                                                                                |                                                                                       |                                                                                     |
|  | LCD TOUCHSCREEN 7"<br>(Model: W7-1041, Brand: SUNFULL) |  | LCD TOUCHSCREEN T-STAT(T/H)<br>(Model: TEC36xx-14-000, Brand: Johnson Control) |  | LCD T-STAT(T)<br>(Model: T7601-IF20-9J50, Brand: Johnson Control)                   |

## DDC CONTROL DIAGRAM (2)





ELECTRICAL ENGINEERS :

16-10-2019

ELECTRICAL ENGINEERS :

சாங்கு எழுதி

MECHANICAL ENGINEERS :

*[Signature]*

PROJECT NAME :

ปรับปรุงระบบปรับอากาศ  
และระบายอากาศ  
ห้องทันตกรรม

LOCATION :

โรงพยาบาล สมเด็จพระปิ่นเกล้าทหารเรือ

REVISION

[illegible]

|          |           |
|----------|-----------|
| JOB. NO. | BD-63-211 |
|----------|-----------|

DRAWING TITLE :

SUPPLY DUCT PLAN FL.2

DRAWN BY :

|          |
|----------|
| REF.DWG. |
|----------|


CHECKED BY :

|          |
|----------|
| 13       |
| DWG. NO. |

SCALE : 1:125 (A2)

AC-08

DATE : 64/5/26

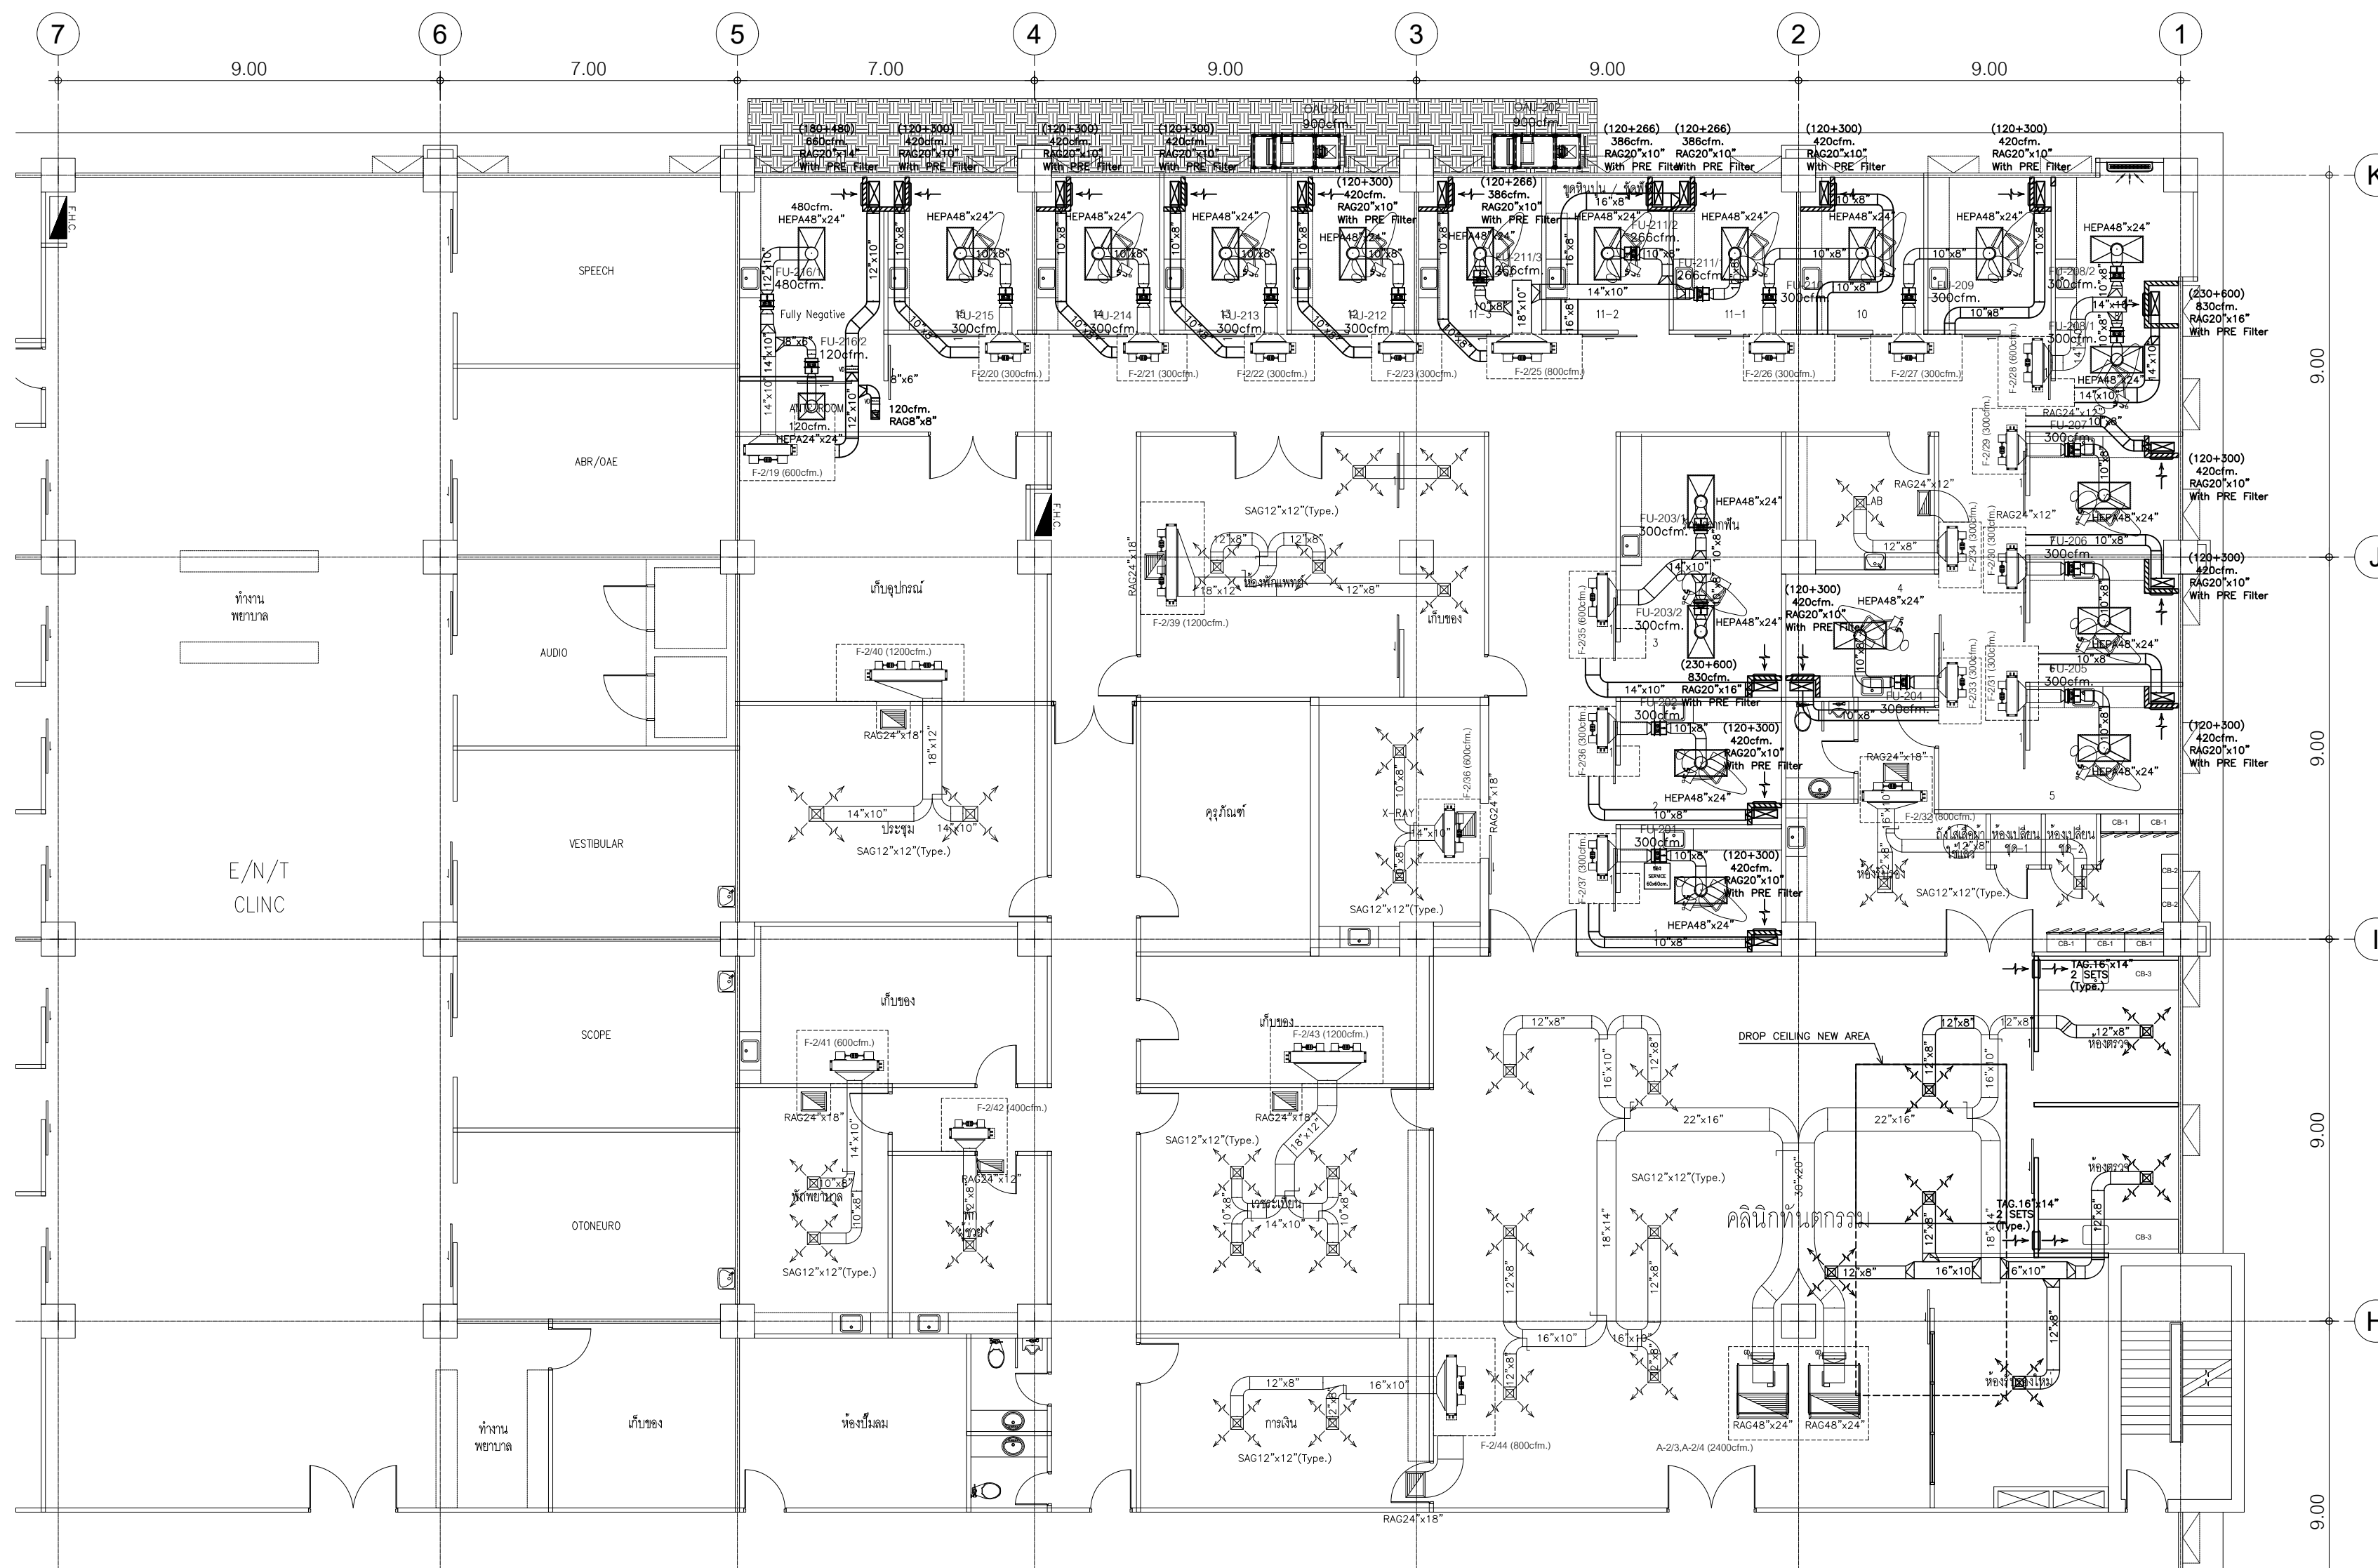



SUPPLY AIR DUCT PLAN FL.2

SCALE

1:125 (A2)





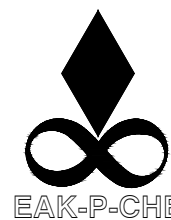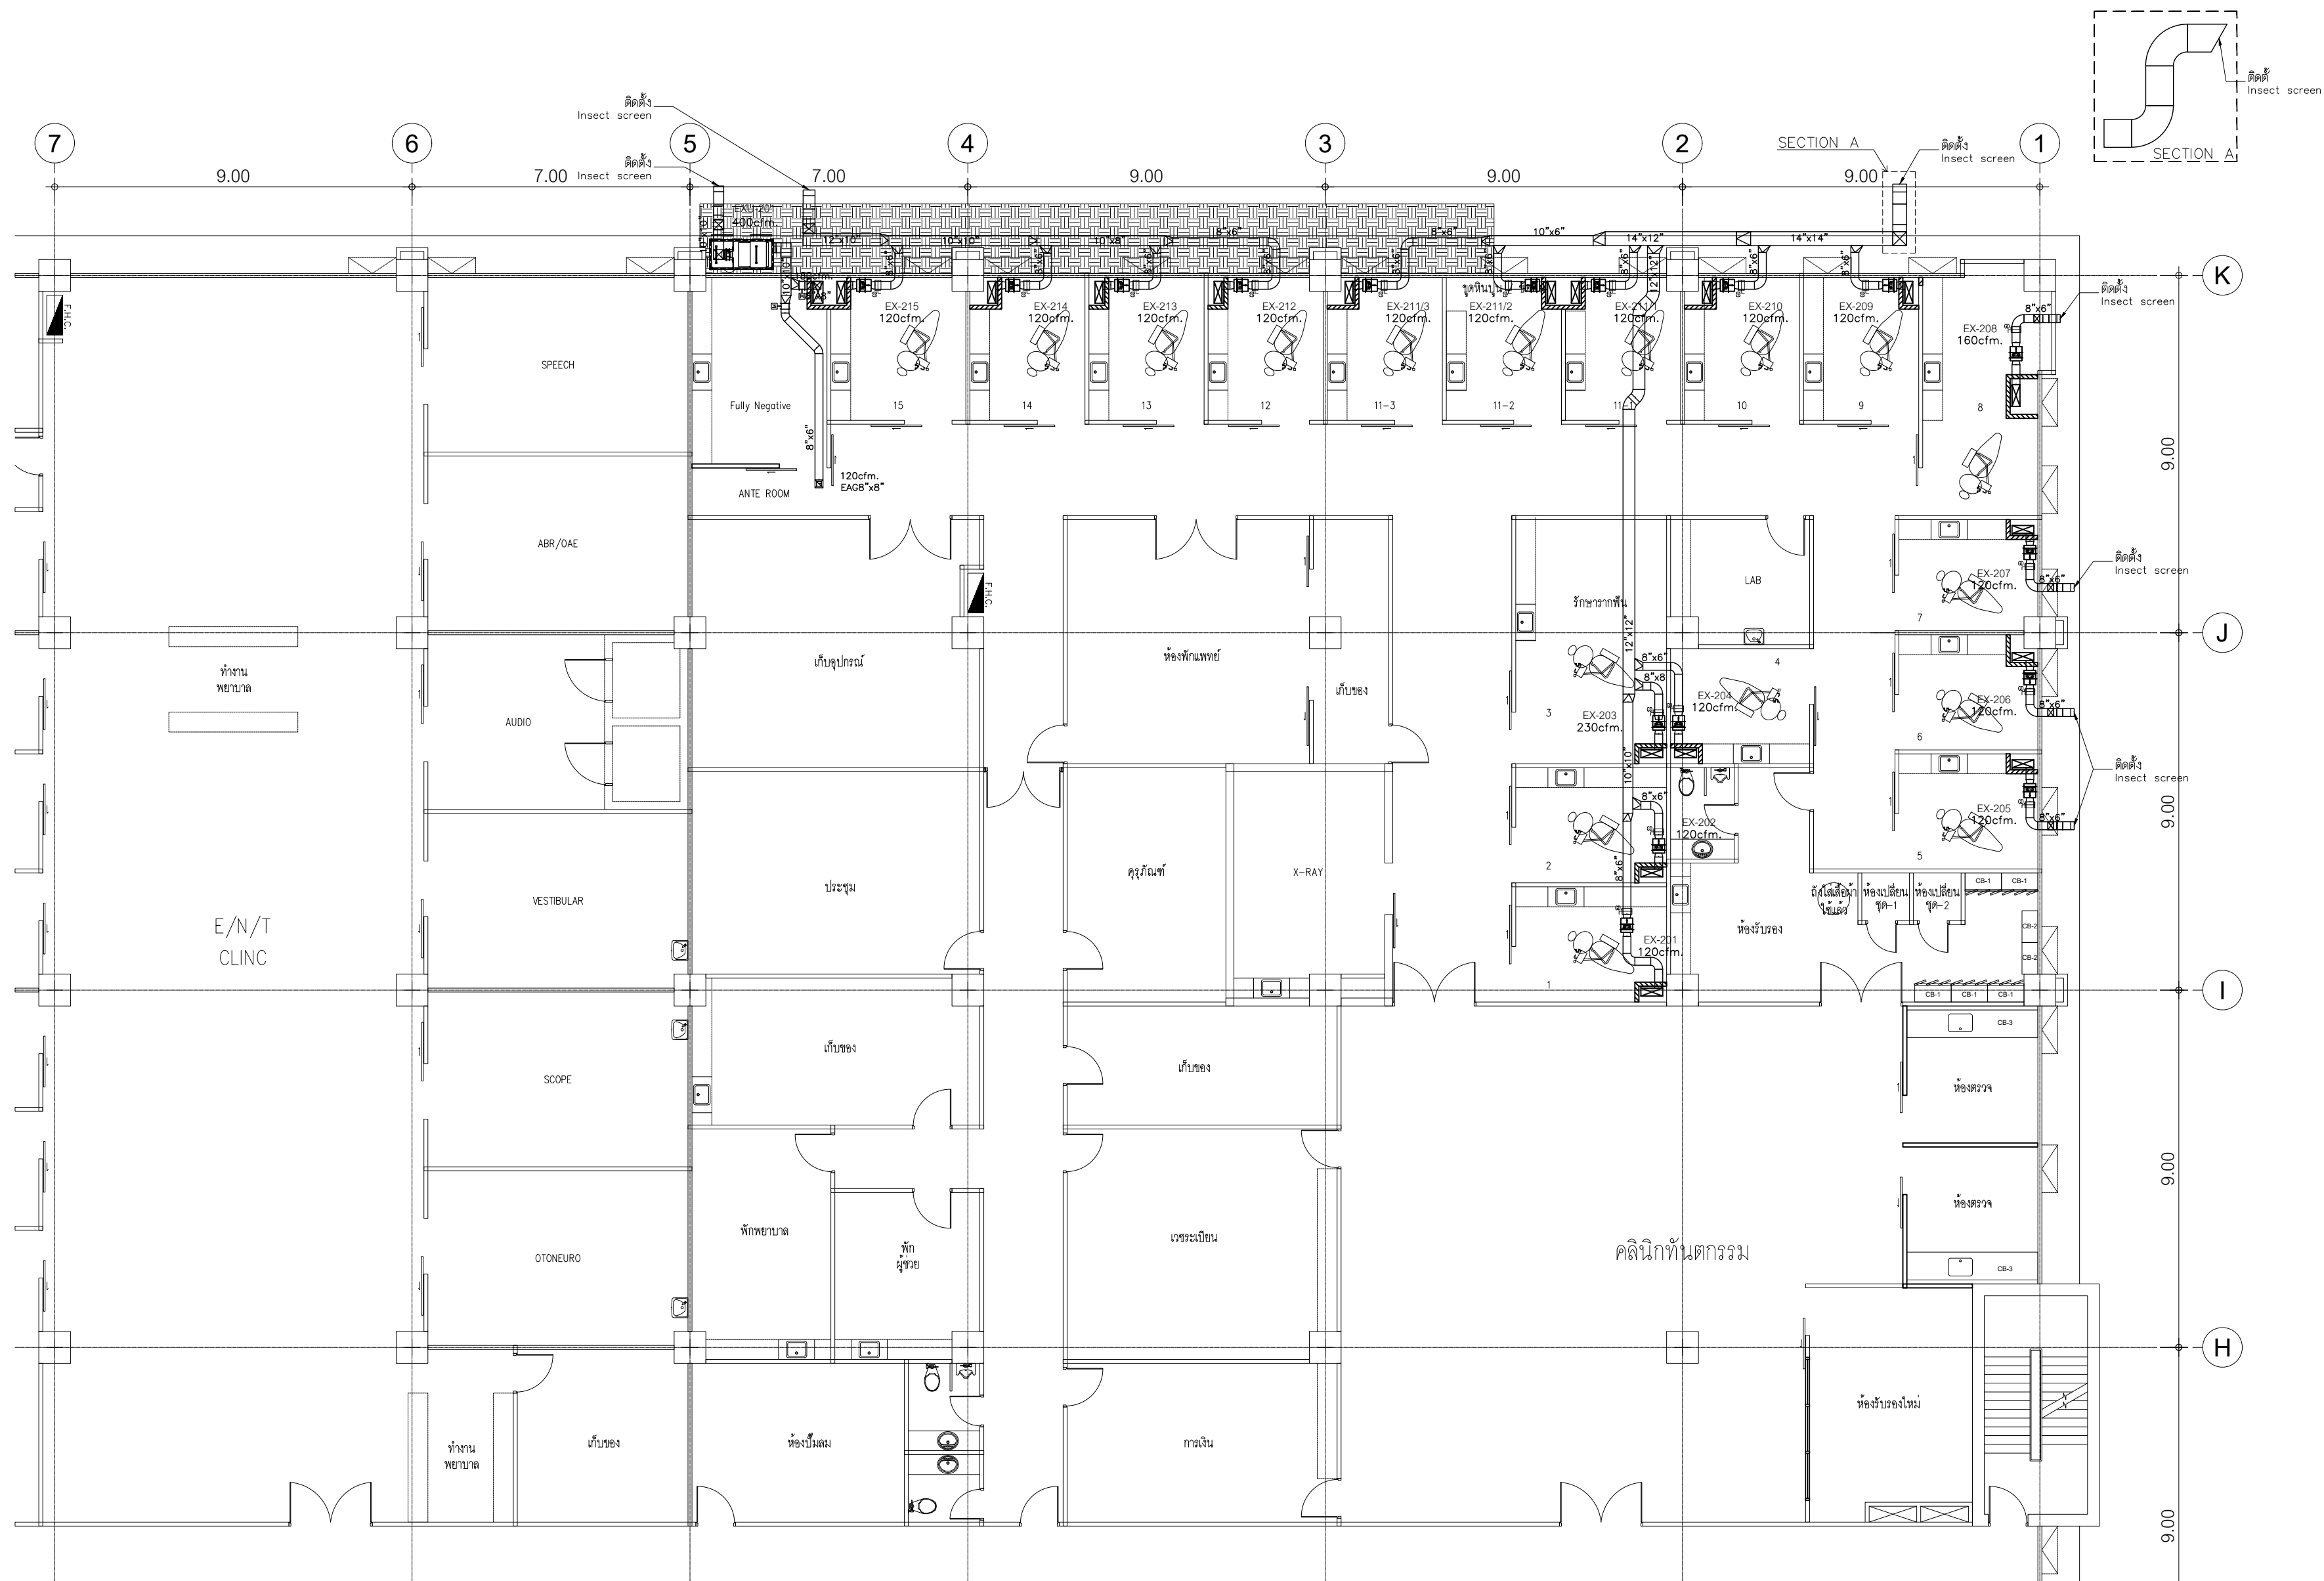

ALL DRAWINGS ARE THE PROPERTY OF EAK-P-CHE CONSULTANT CO., LTD. AND NOT TO BE USED OR REPRODUCED WITHOUT SPECIFIC PERMISSION. DO NOT SCALE DRAWINGS, ALL MEASUREMENT MUST BE CHECKED AT THE SITE BY THE CONTRACTOR.

ธารธรรม โพธิ์แทน ภ-สธ.7935

ELECTRICAL ENGINEERS :

MECHANICAL ENGINEERS :

PROJECT NAME :

LOCATION :

REVISION

|          |           |
|----------|-----------|
| JOB. NO. | BD-63-211 |
|----------|-----------|

EXHAUST DUCT PLAN FL.2

EXHAUST DUCT PLAN FL.2



ELECTRICAL ENGINEERS :

ถาวรธรรม โพธิ์แทน ภ-สถ.7935

ELECTRICAL ENGINEERS :

ธนวัดมน์ ดันปีชาติ สฟก.2287

MECHANICAL ENGINEERS :

มานิตย์ เมืองคำ วก. 808

PROJECT NAME :

|                       |
|-----------------------|
| ปรับปรุงระบบปรับอากาศ |
| และระบายอากาศ         |
| ห้องทันตกรรม          |

LOCATION :

|                                      |
|--------------------------------------|
| โรงพยาบาล สมเด็จพระปิ่นเกล้าทหารเรือ |
|--------------------------------------|

REVISION

[illegible]

|          |           |
|----------|-----------|
| JOB. NO. | BD-63-211 |
|----------|-----------|

DRAWING TITLE :

PIPING &amp; SERVICE PLAN FL.2

|                    |                                     |
|--------------------|-------------------------------------|
| DRAWN BY :         | REF.DWG.<br>13<br>DWG. NO.<br>AC-11 |
| CHECKED BY :       |                                     |
| SCALE : 1:125 (A2) |                                     |
| DATE : 64/5/26     |                                     |



## PIPING & SERVICE PLAN FL.2

SCALE 1:125 (A2)